

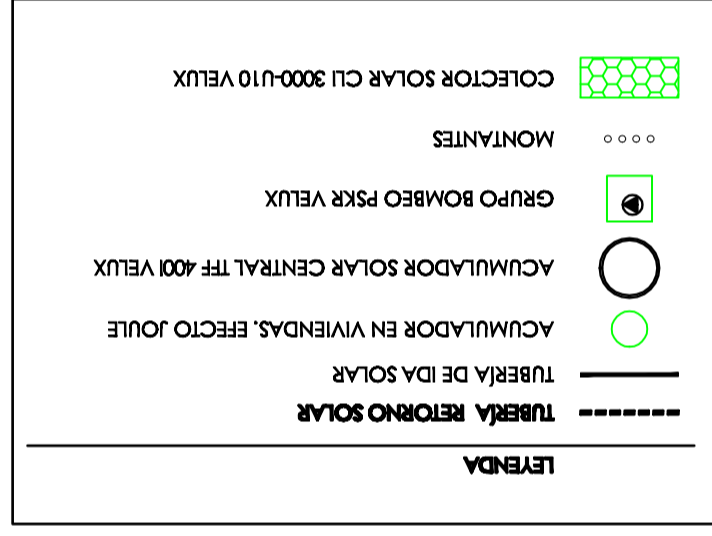



| | | | | | |
|--|--|---|--|--|---|
| 01 ARQUITECTURA S.L. col. 9.500 | SITUACION: C/HUERTOS, 8, VALENCIA GESTOR: SOCIEDAD ANONIMA MUNICIPAL ACTUACIONES URBANAS DE VALENCIA (AUMSA) | ARQUITECTOS JUAN JOSE FERNANDEZ LOPEZ col. 5.785 | INSTALACION ENERGIA SOLAR PLANTA BAJA | N. PLANO: 18.1 REF: P/07/22 FECHA: NOV-08 | 01 ARQUITECTURA, S.L. C/VIRROEN DEL OUVAR,8,4-TORRENT-961 55 06 40 fax-961 57 01 32 |
| | PROYECTO BASICO Y EJECUCION DE EDIFICIO DE VIVIENDAS Y PLAZAS DE GARAJE | ESCALA: 1/50 REF: P/07/22 FECHA: NOV-08 | CRISTINA NUÑEZ ALBENDEA col. 6.805 | PLANTA BAJA | ESCALA: 1/50 REF: P/07/22 FECHA: NOV-08 |

PLANTA BAJA

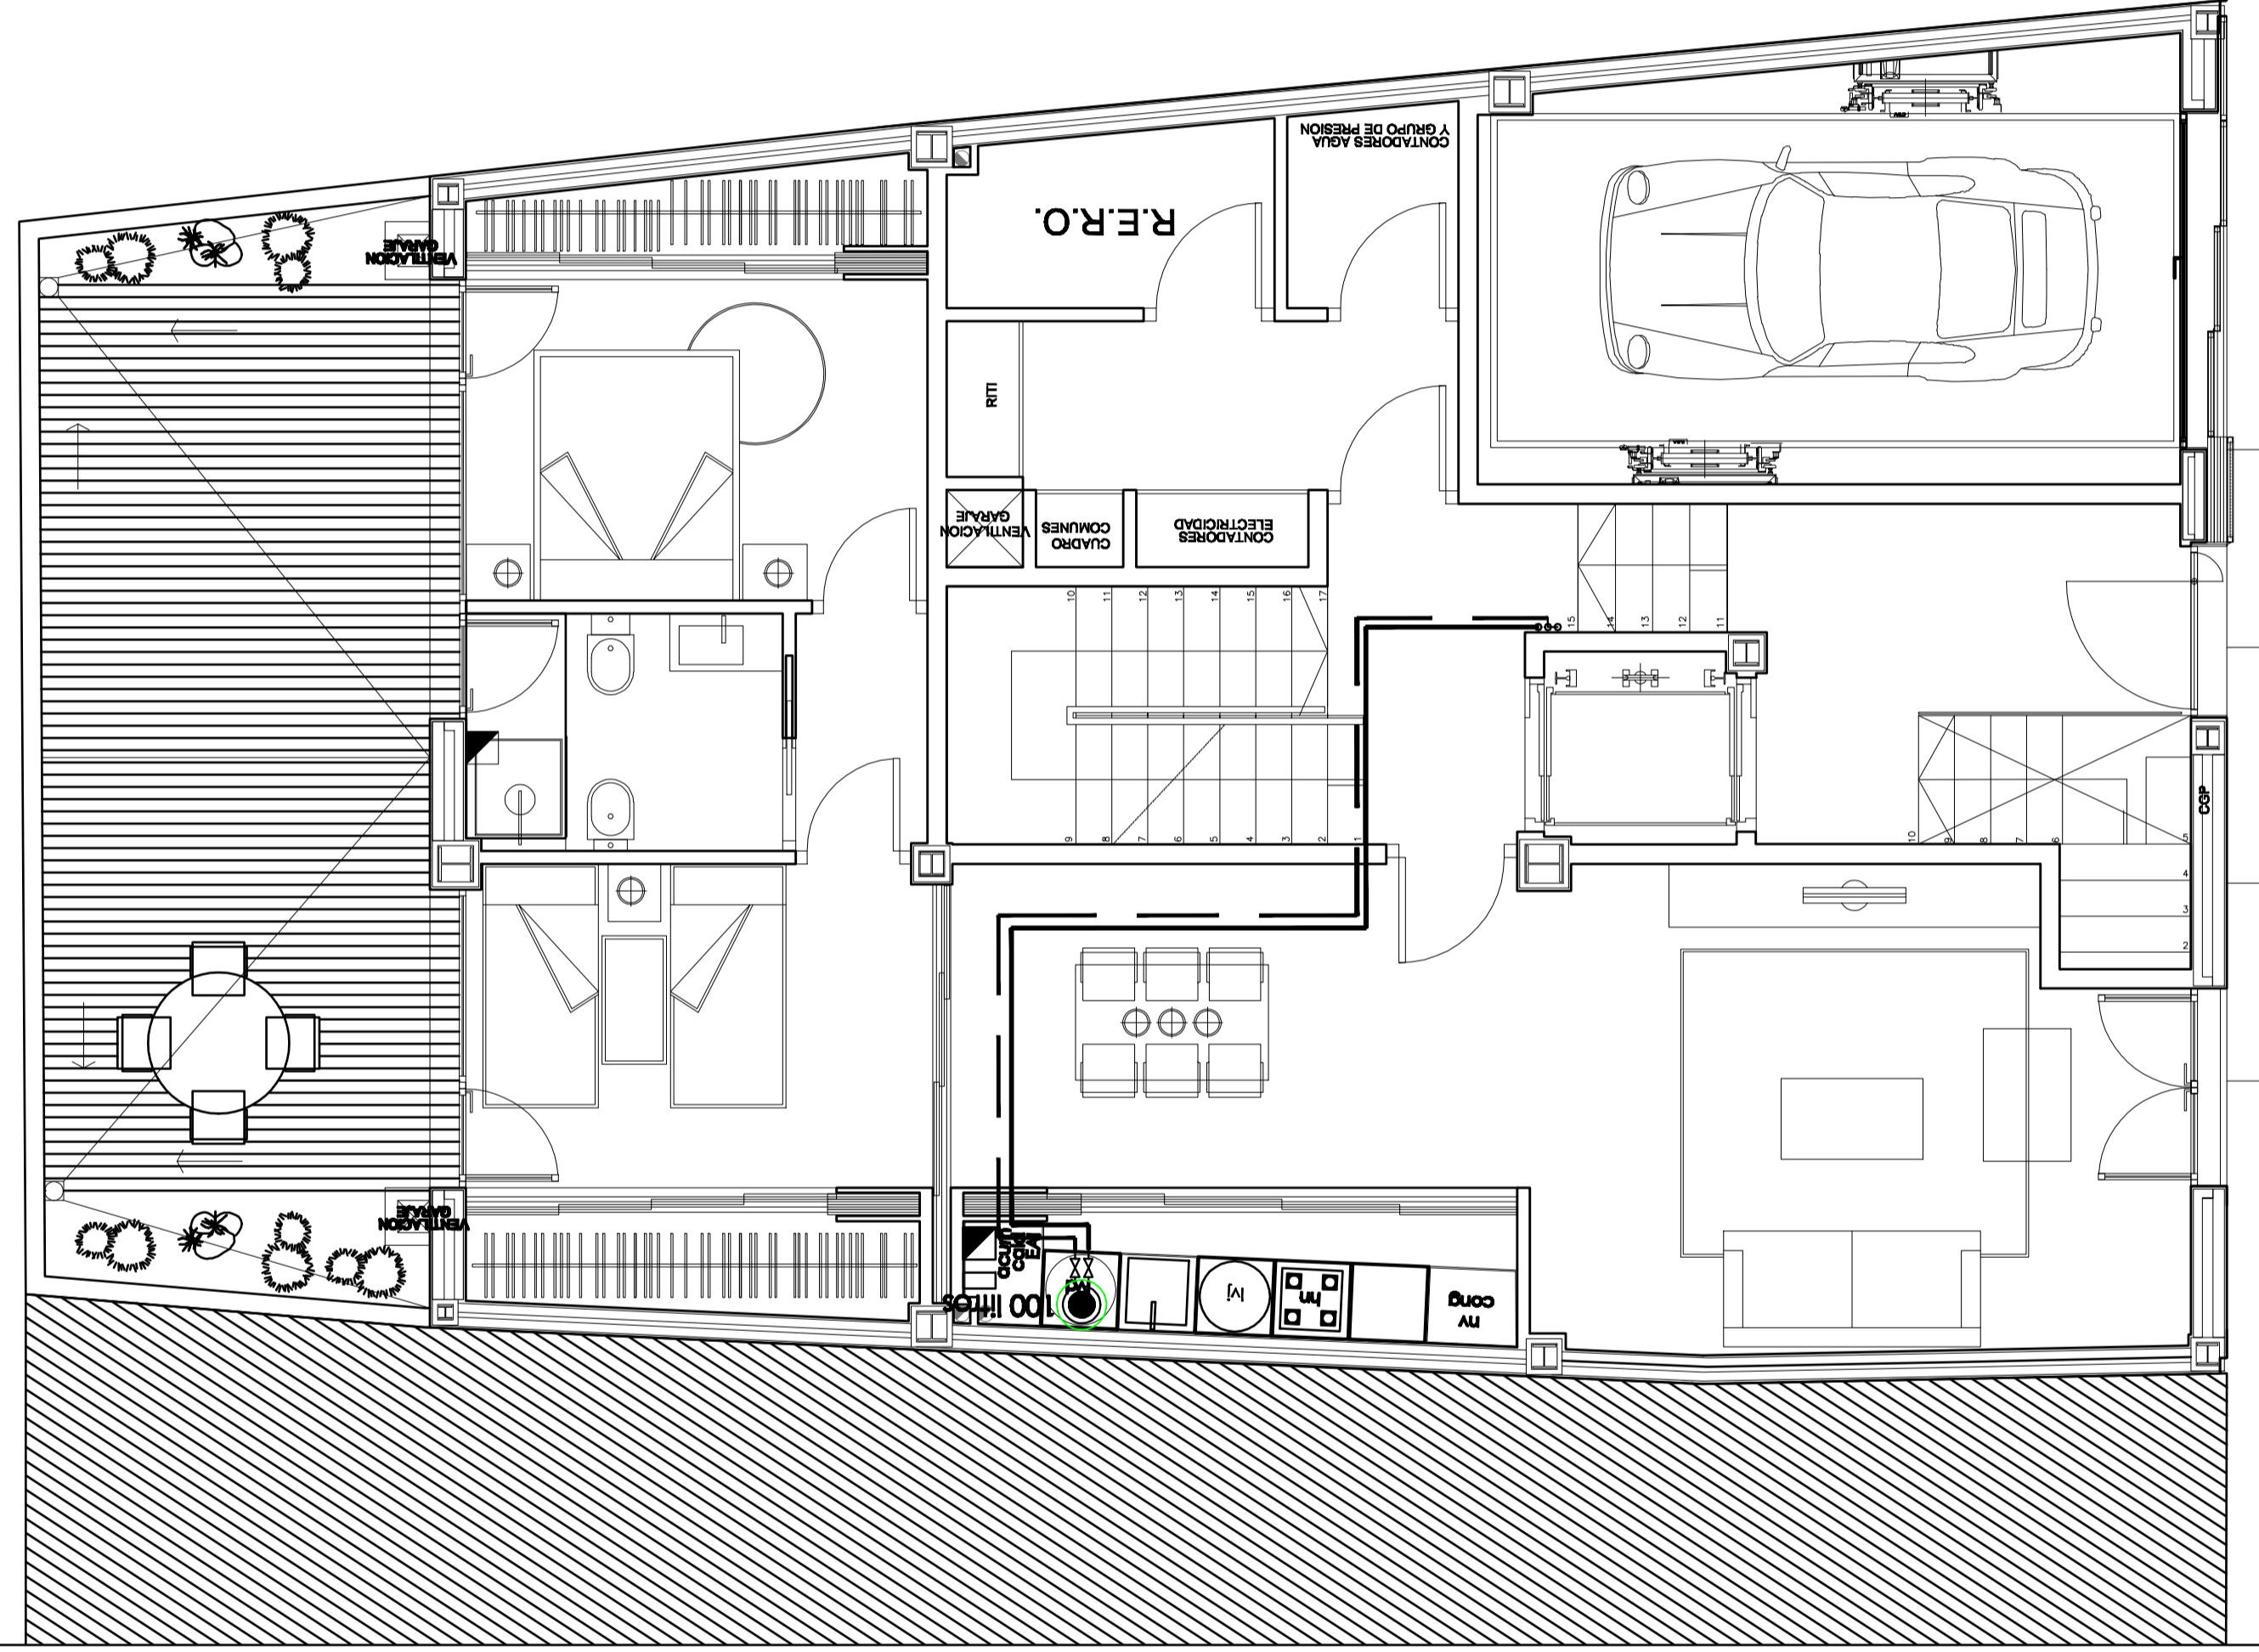


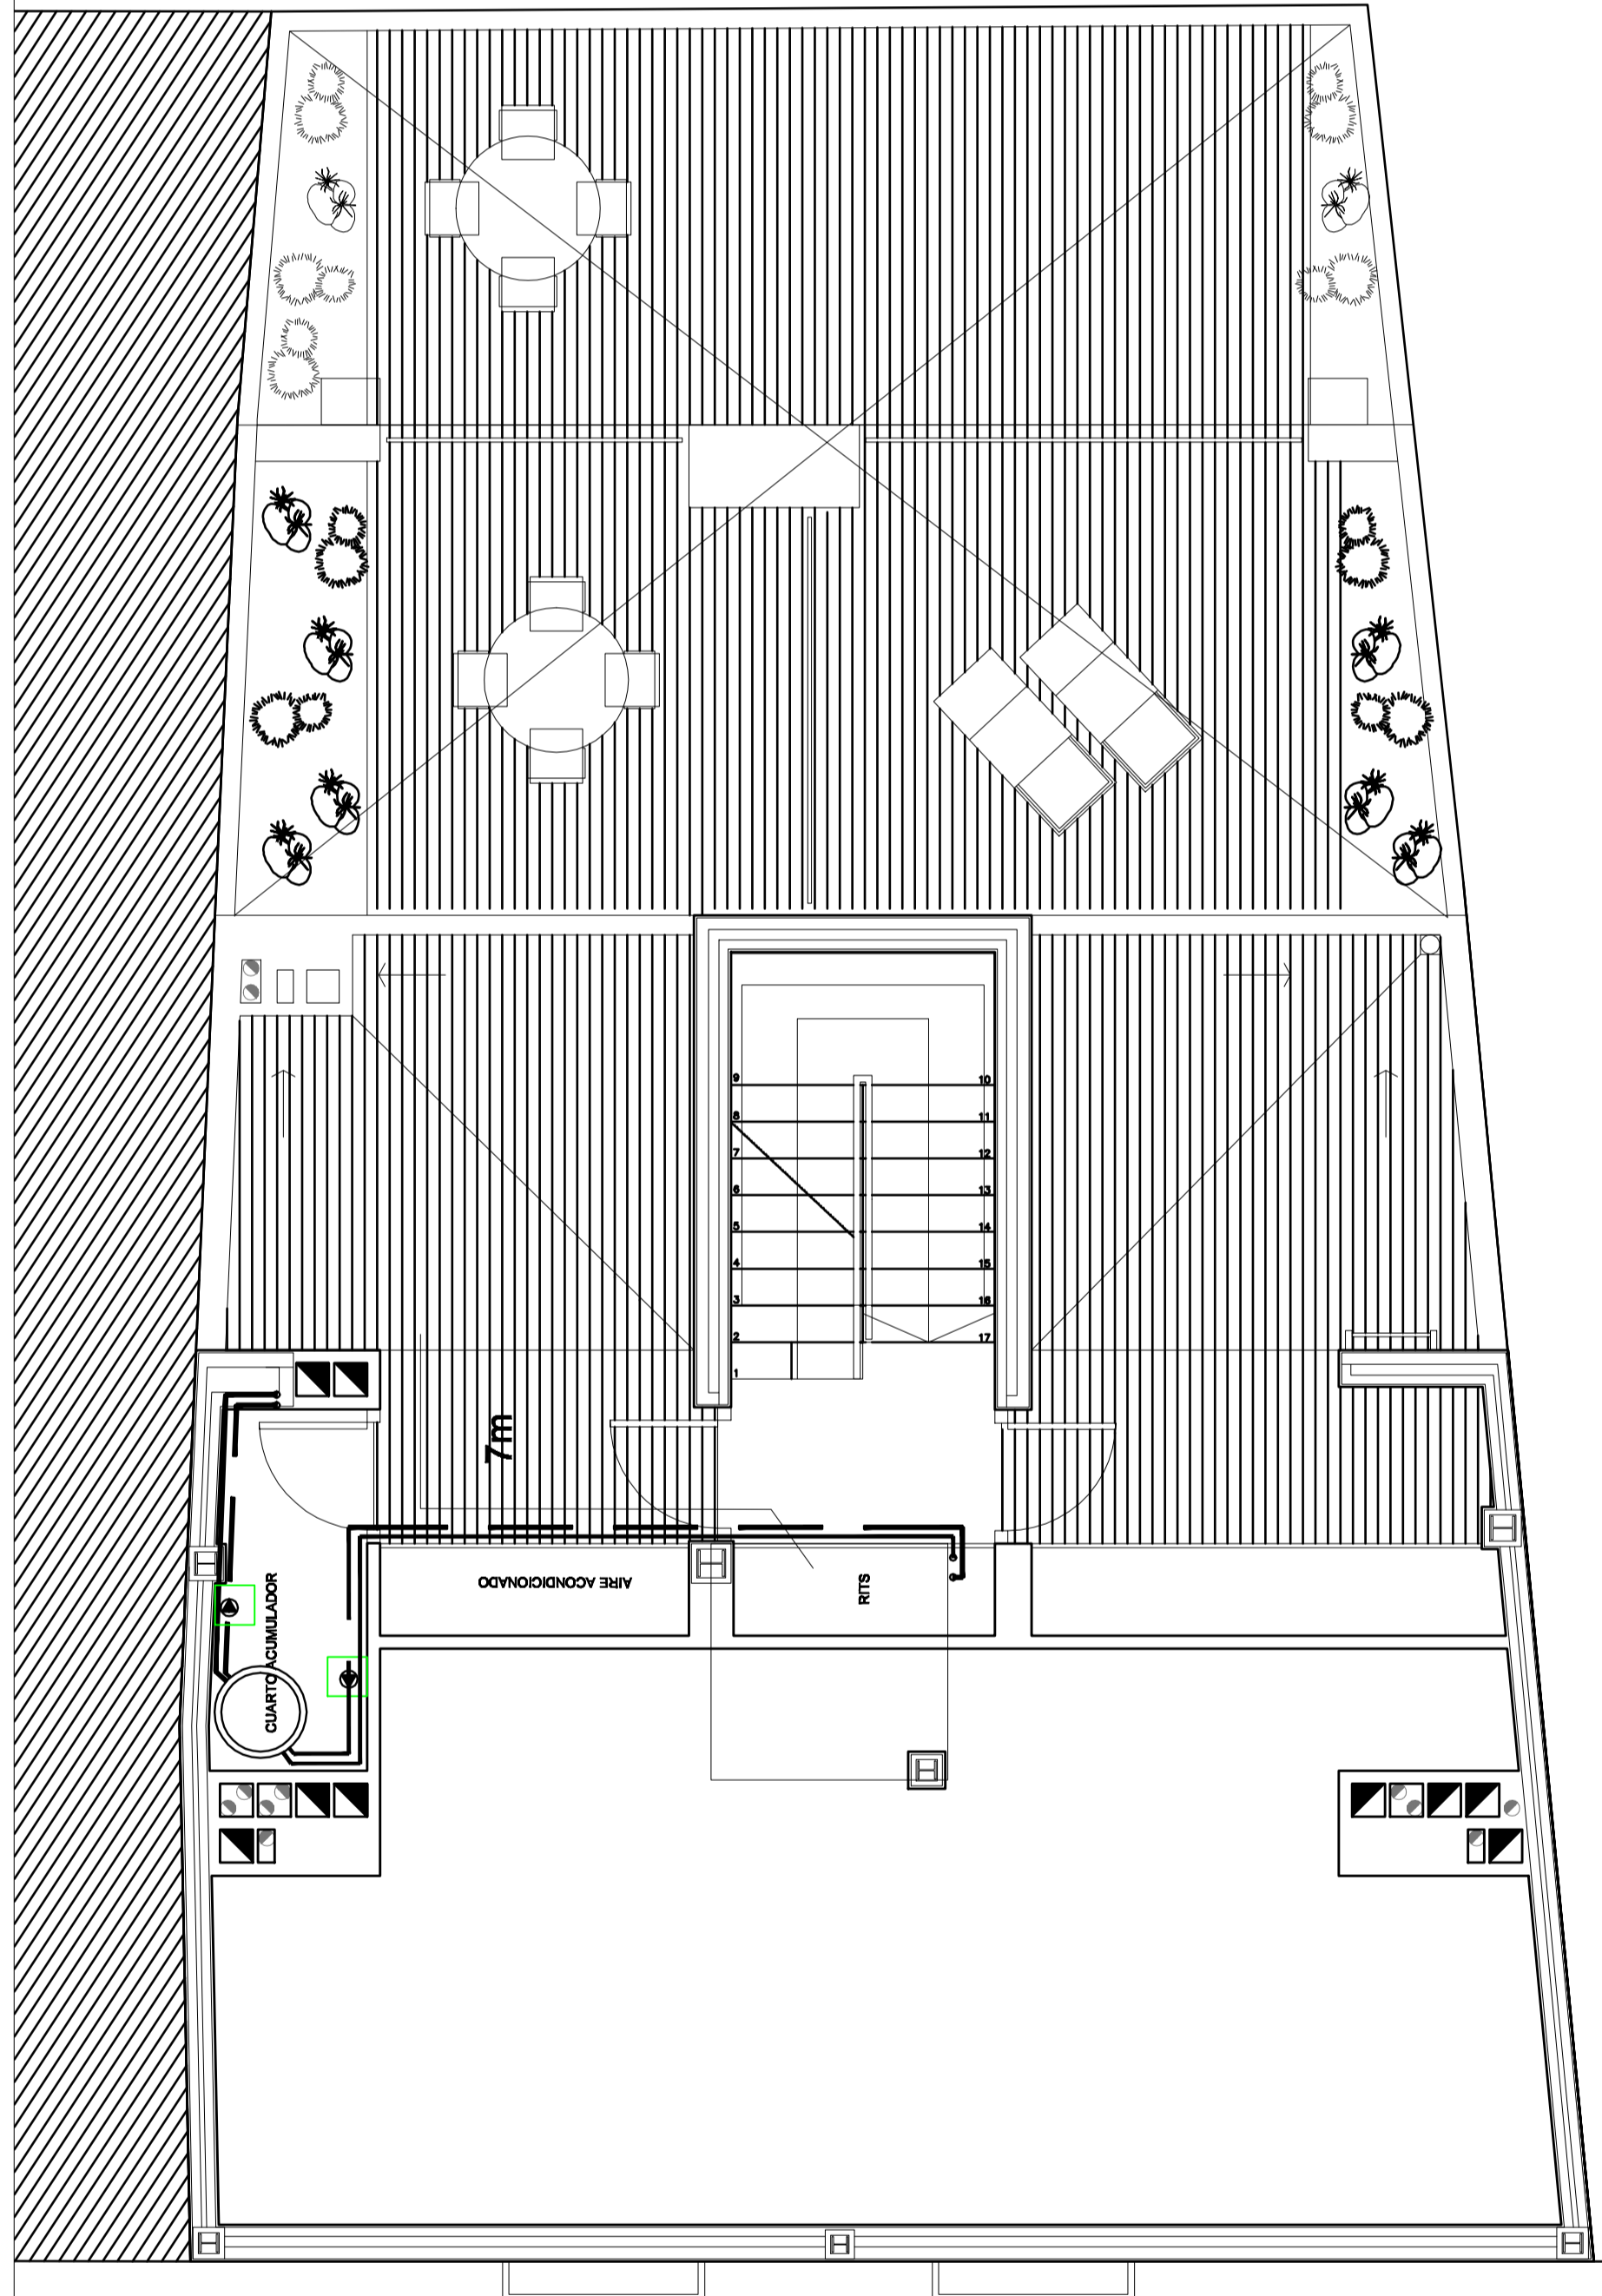


PLANTA ÁTICO

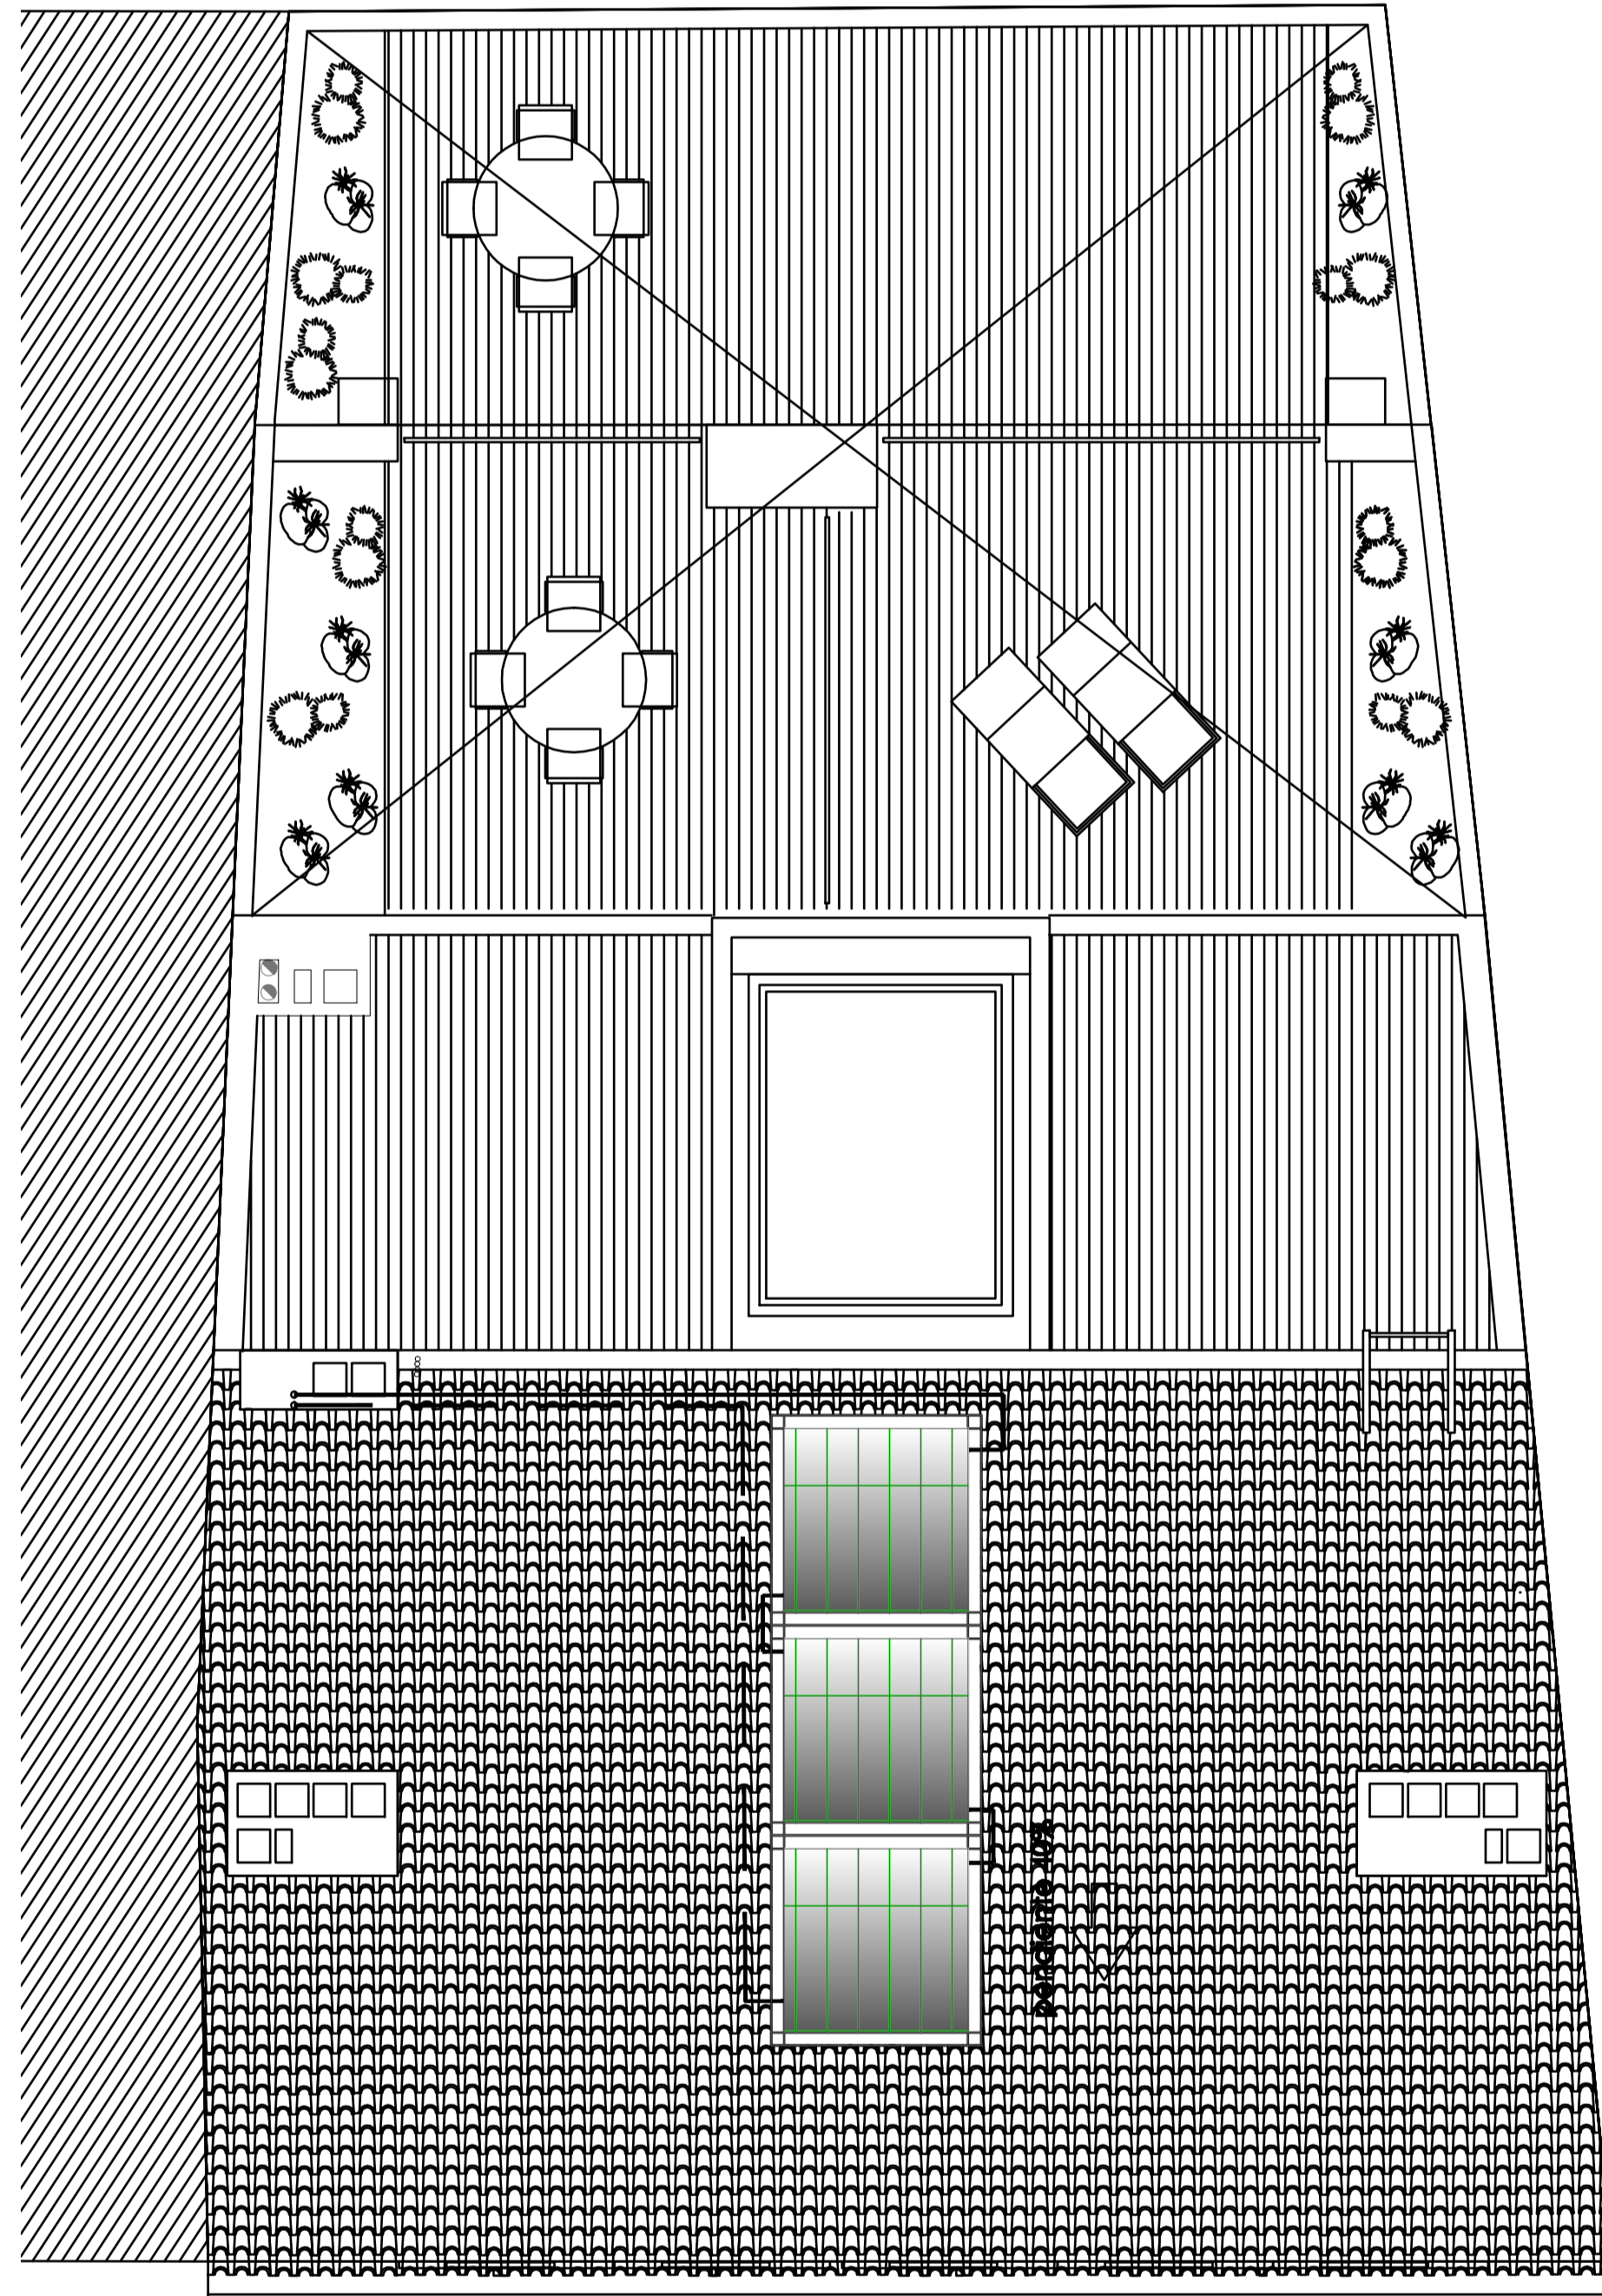


PLANTA CUBIERTA

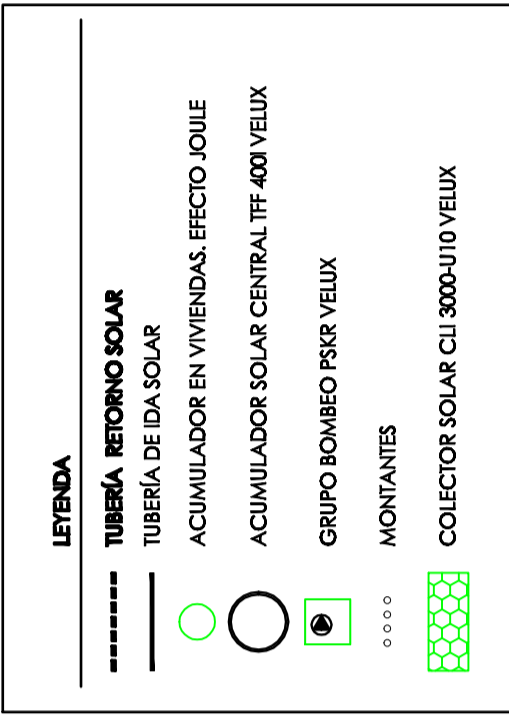


| | |
|--|---|
| 01 | |
| ARQUITECTURA S.L. col. 19.500 | |
| PROYECTO BÁSICO Y EJECUCIÓN DE EDIFICIO DE VIVIENDAS Y PLAZAS DE GARAJE | |
| SITUACIÓN: C/ FUERTOS, 8, VALENCIA | INSTRUMENTACIÓN: PLANOS 01, 02, 03, 99, 100 |
| GESTOR: PROMOTORA DE VIVIENDAS URBANAS DE VALENCIA (AUNSA) | PROYECTANTE: JUAN JOSE FERNANDEZ LOPEZ col. 5.785 |
| INSTALACIÓN ENERGÍA SOLAR PLANTAS ÁTICO Y CUBIERTA | |
| ESCALA: 1/50 | FECHA: NOV-08 |
| 01 ARQUITECTURA, S.L. C/VIDUA DE OVALA 4-408889441 46104 (VALENCIA) 91 01 02 | N. PLANO: 18.3 |
| | CRISTINA NUÑEZ ALBENDEA col. 4.805 |

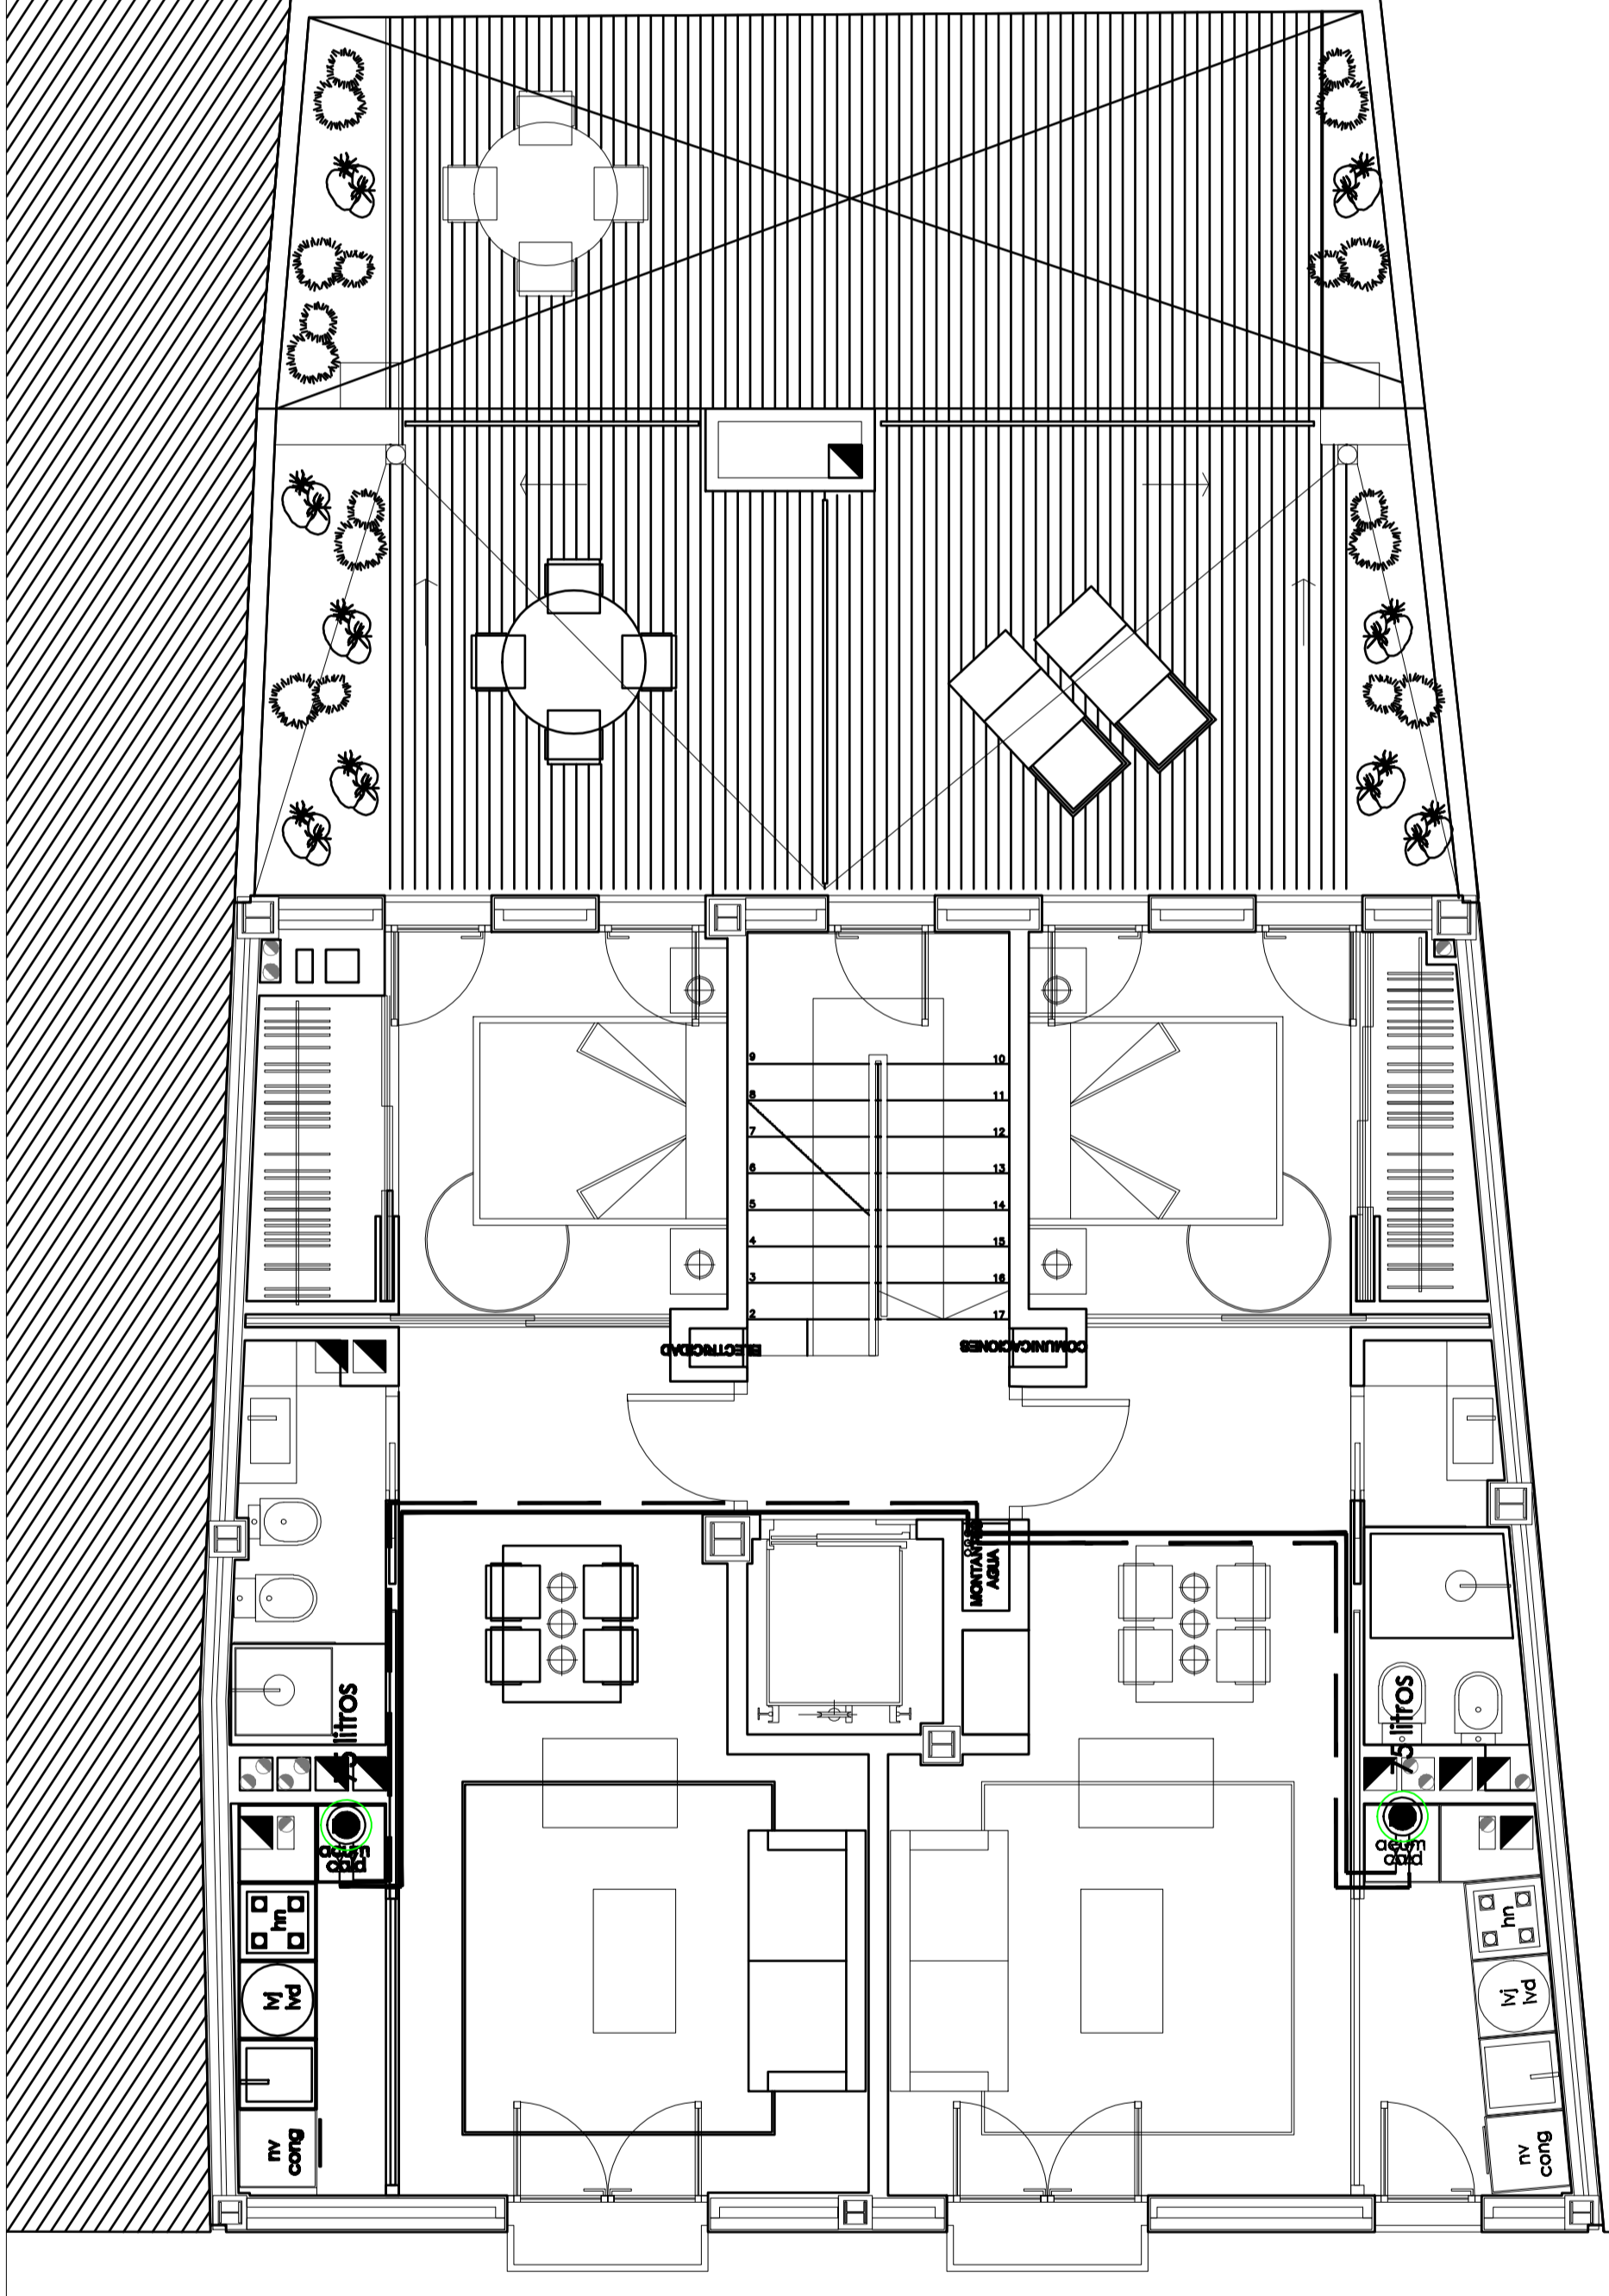

PLANTA PRIMERA

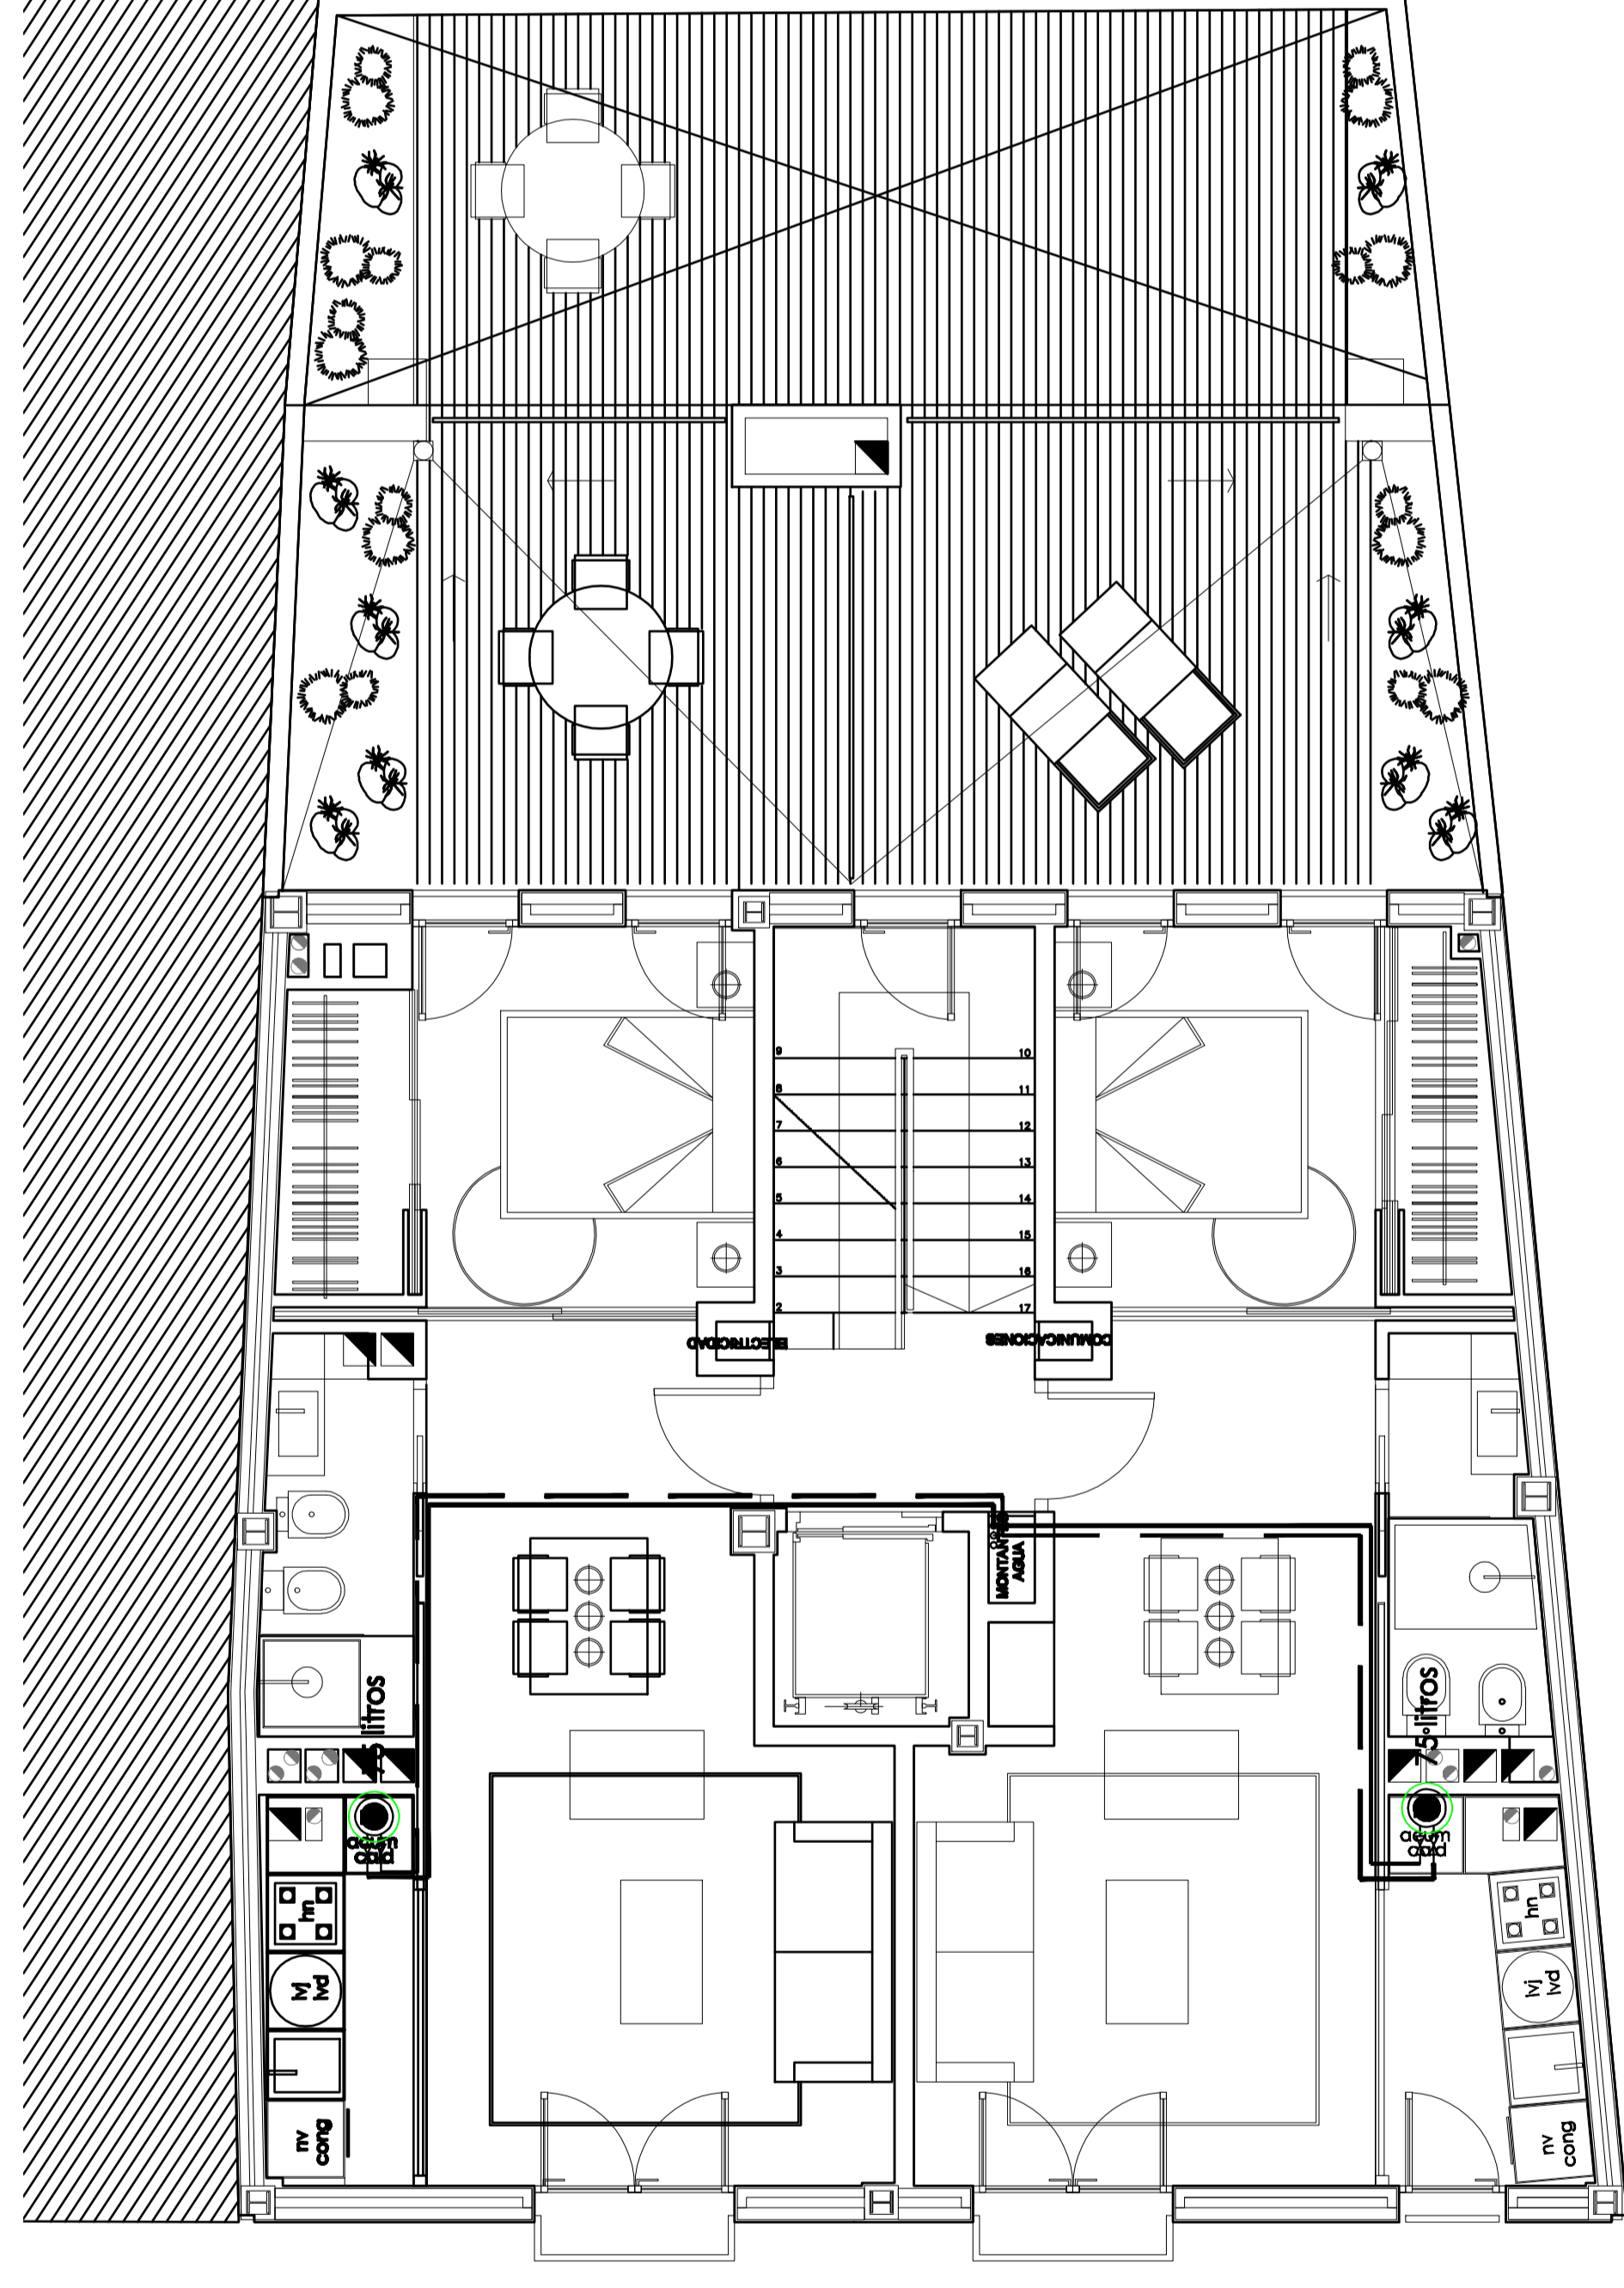

PLANTA SEGUNDA

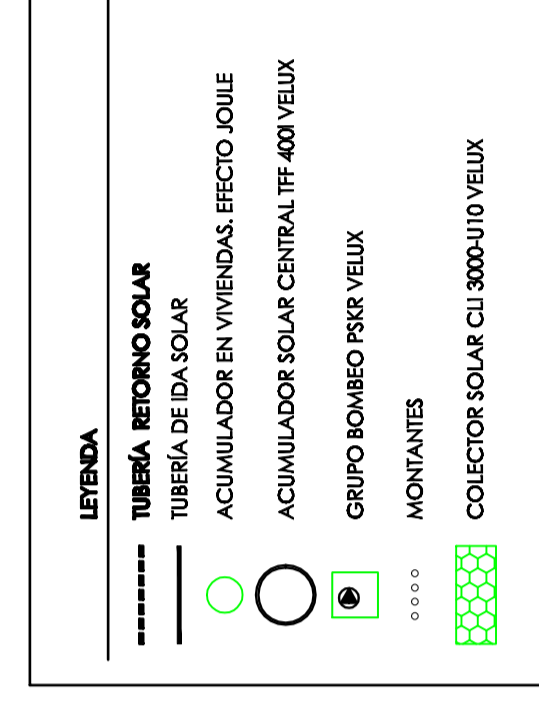


PROYECTO BÁSICO Y EJECUCIÓN DE EDIFICIO DE VIVIENDAS Y PLAZAS DE GARAJE

SITUACIÓN: CHIVEROS, 8. VALENCIA
 GESTOR: SOCIEDAD ANÓNIMA MUNICIPAL AGUACONES URBANOS DE VALENCIA (AMUSA)
 ARQUITECTA: ARQUITECTURA S.L. COL. 5.350
 ARQUITECTOS: FERNÁNDEZ LÓPEZ COL. 5.785

INSTALACIÓN ENERGÍA SOLAR

ESCALA: 1/50 REF: P/07/ZZI FECHA: NOV-08 N. PLANO: 18.2
 AUTORA: CRISTINA NUÑEZ ALBERDEA COL. 6.805
 O: ARQUITECTURA S.L. CI/VEHIBEN DE OSVADIA-HORREBIAI 08 04 40 00001 07 01 02

01

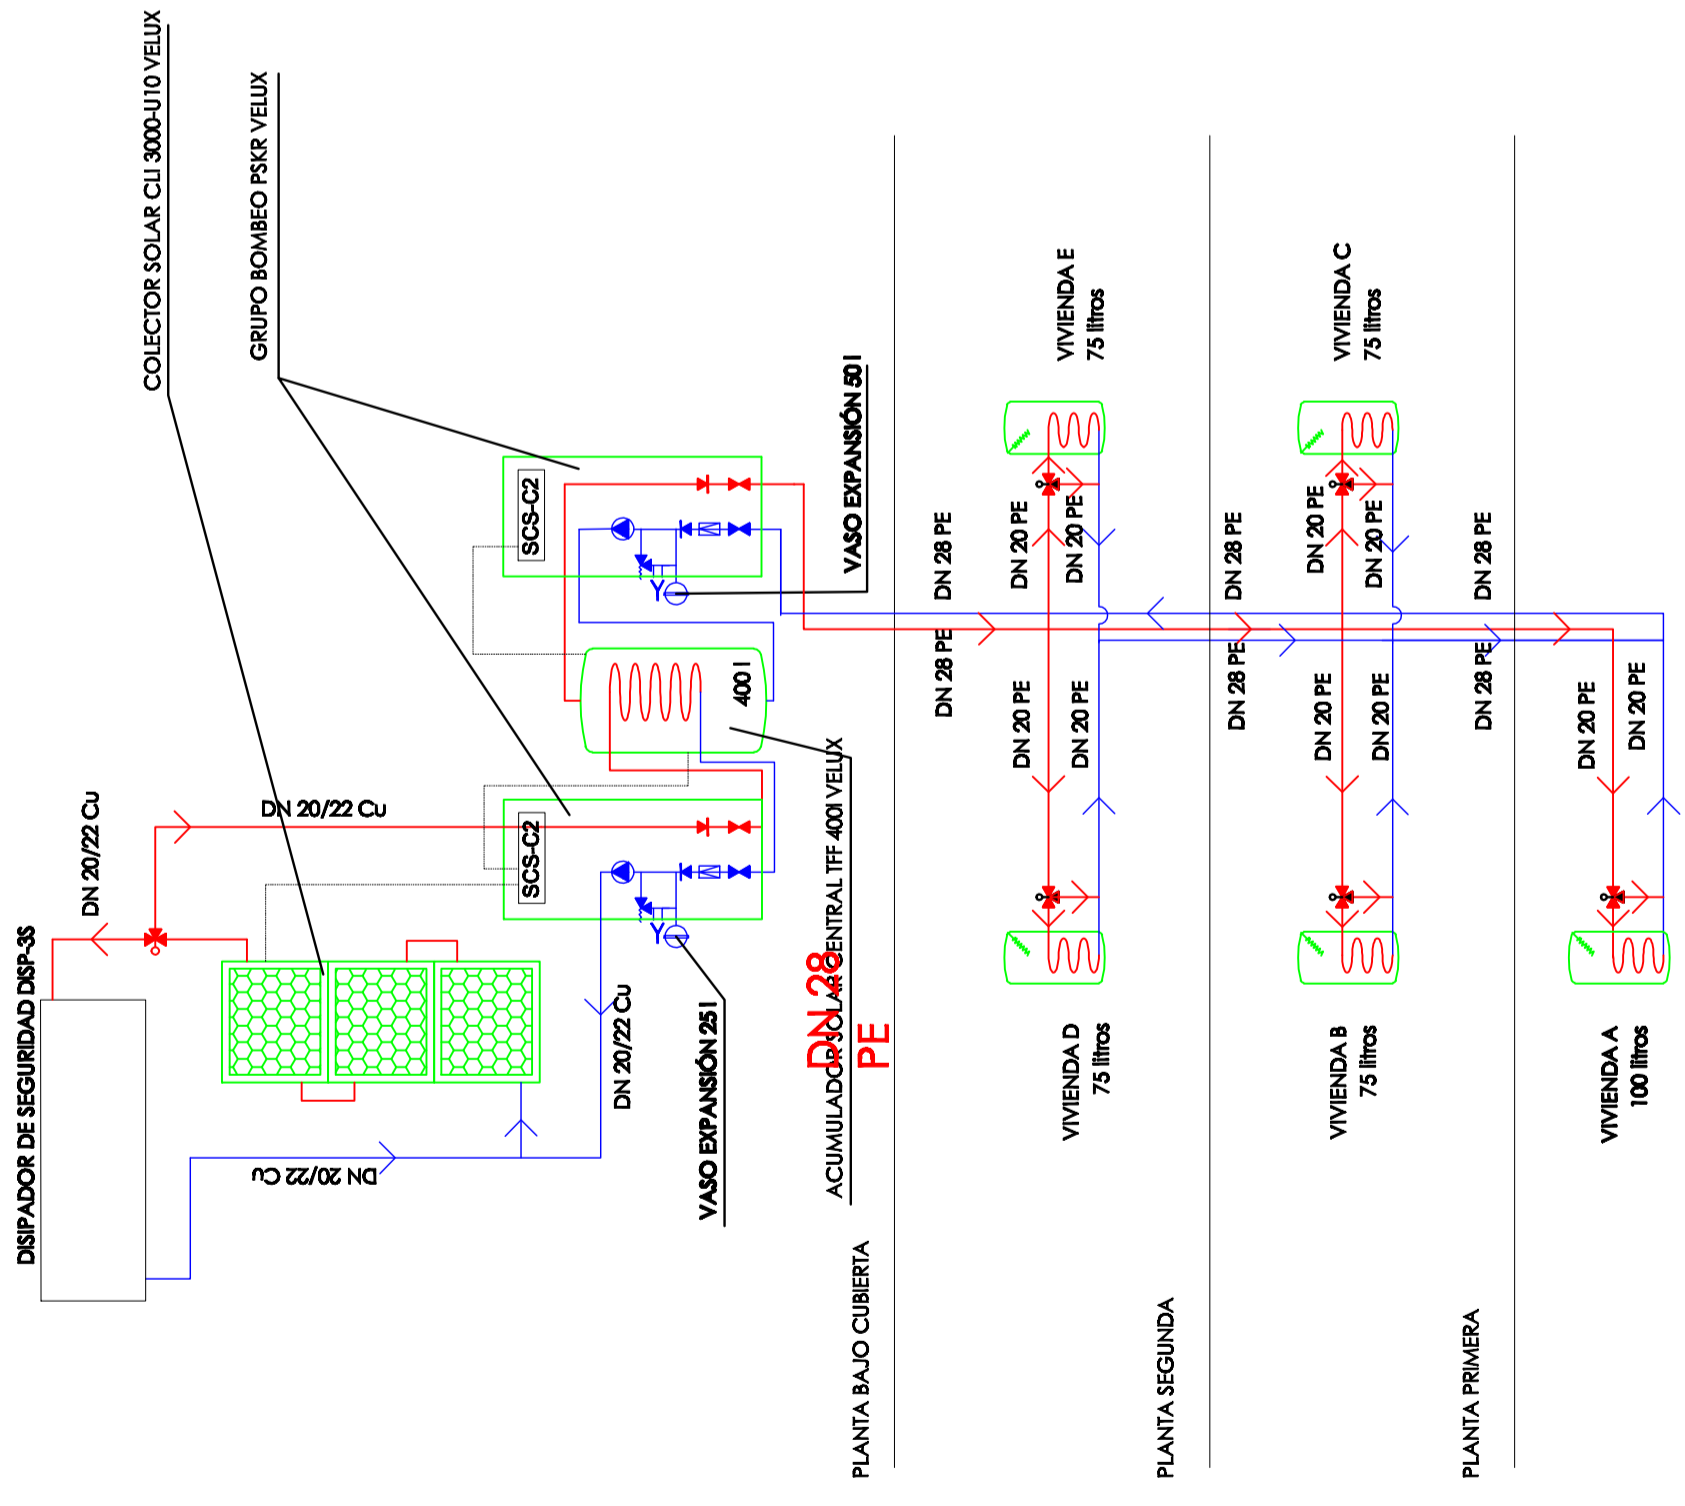

| LEYENDA | |
|---------|---------------------------------|
| | BOMBA DE RECIRCULACIÓN |
| | PURGADOR AUTOMÁTICO |
| | RESISTENCIA ELÉCTRICA DE APOYO |
| | VÁLVULA DE SOBREPRESIÓN |
| | DESAGÜE |
| | VASO DE EXPANSIÓN |
| | VÁLVULA ANTIRRETORNO |
| | VÁLVULA REDUCTORA DE PRESIÓN |
| | VÁLVULA DE CORTE |
| | VÁLVULA DE TRES VIAS |
| | TUBERÍA DE ACS RETORNO |
| | TUBERÍA DE ACS IDA |
| | CICUITO DE SONDA DE TEMPERATURA |

| | | |
|--|--------------|---|
| 01 | | ARQUITECTURA S.L. col. 9.500 |
| PROYECTO BASICO Y EJECUCIÓN DE EDIFICIO DE VIVIENDAS Y PLAZAS DE GARAJE | | ARQUITECTOS JUAN JOSE FERNANDEZ LLOPEZ col. 5.785 |
| SITUACION: C/HUERTOS, 8. VALENCIA | | CRISTINA NUÑEZ ALBENDEA col. 6.805 |
| GESTOR: SOCIEDAD ANONIMA MUNICIPAL ACTUACIONES URBANAS DE VALENCIA (AUMSA) | | |
| INSTALACIÓN ENERGÍA SOLAR ESQUEMA | | |
| ESCALA: 1/50 | REF: P/07/22 | FECHA: NOV-08 |
| | | N. PLANO: 18.4 |
| 01 ARQUITECTURA, S.L. C/VIRGEN DEL OLIVAR, 8-TORRENT-961 55 06 40 Fax-961 57 01 52 | | |