



PROYECTO BASICO Y EJECUCION DE EDIFICIO DE VIVIENDAS Y PLAZAS DE GARAJE		SITUACION: CIJUELOS, B. VALENCIA	
ARQUITECTURA S.L.		GESTOR: SOCIEDAD ANONIMA MUNICIPAL ACTUACIONES URBANAS DE VALENCIA (AUMSA)	
COL. 9.300		JUAN JOSE FERNANDEZ LLORCA	
COL. 5.785		COL. 5.785	
N. PLANO: 1.6.1		REF: P/07/22	
FECHA: NOV-08		N. PLANO: 1.6.1	
CRISTINA NUNEZ ALBENDEA		COL. 6.805	
01			


PLANTA BAJA

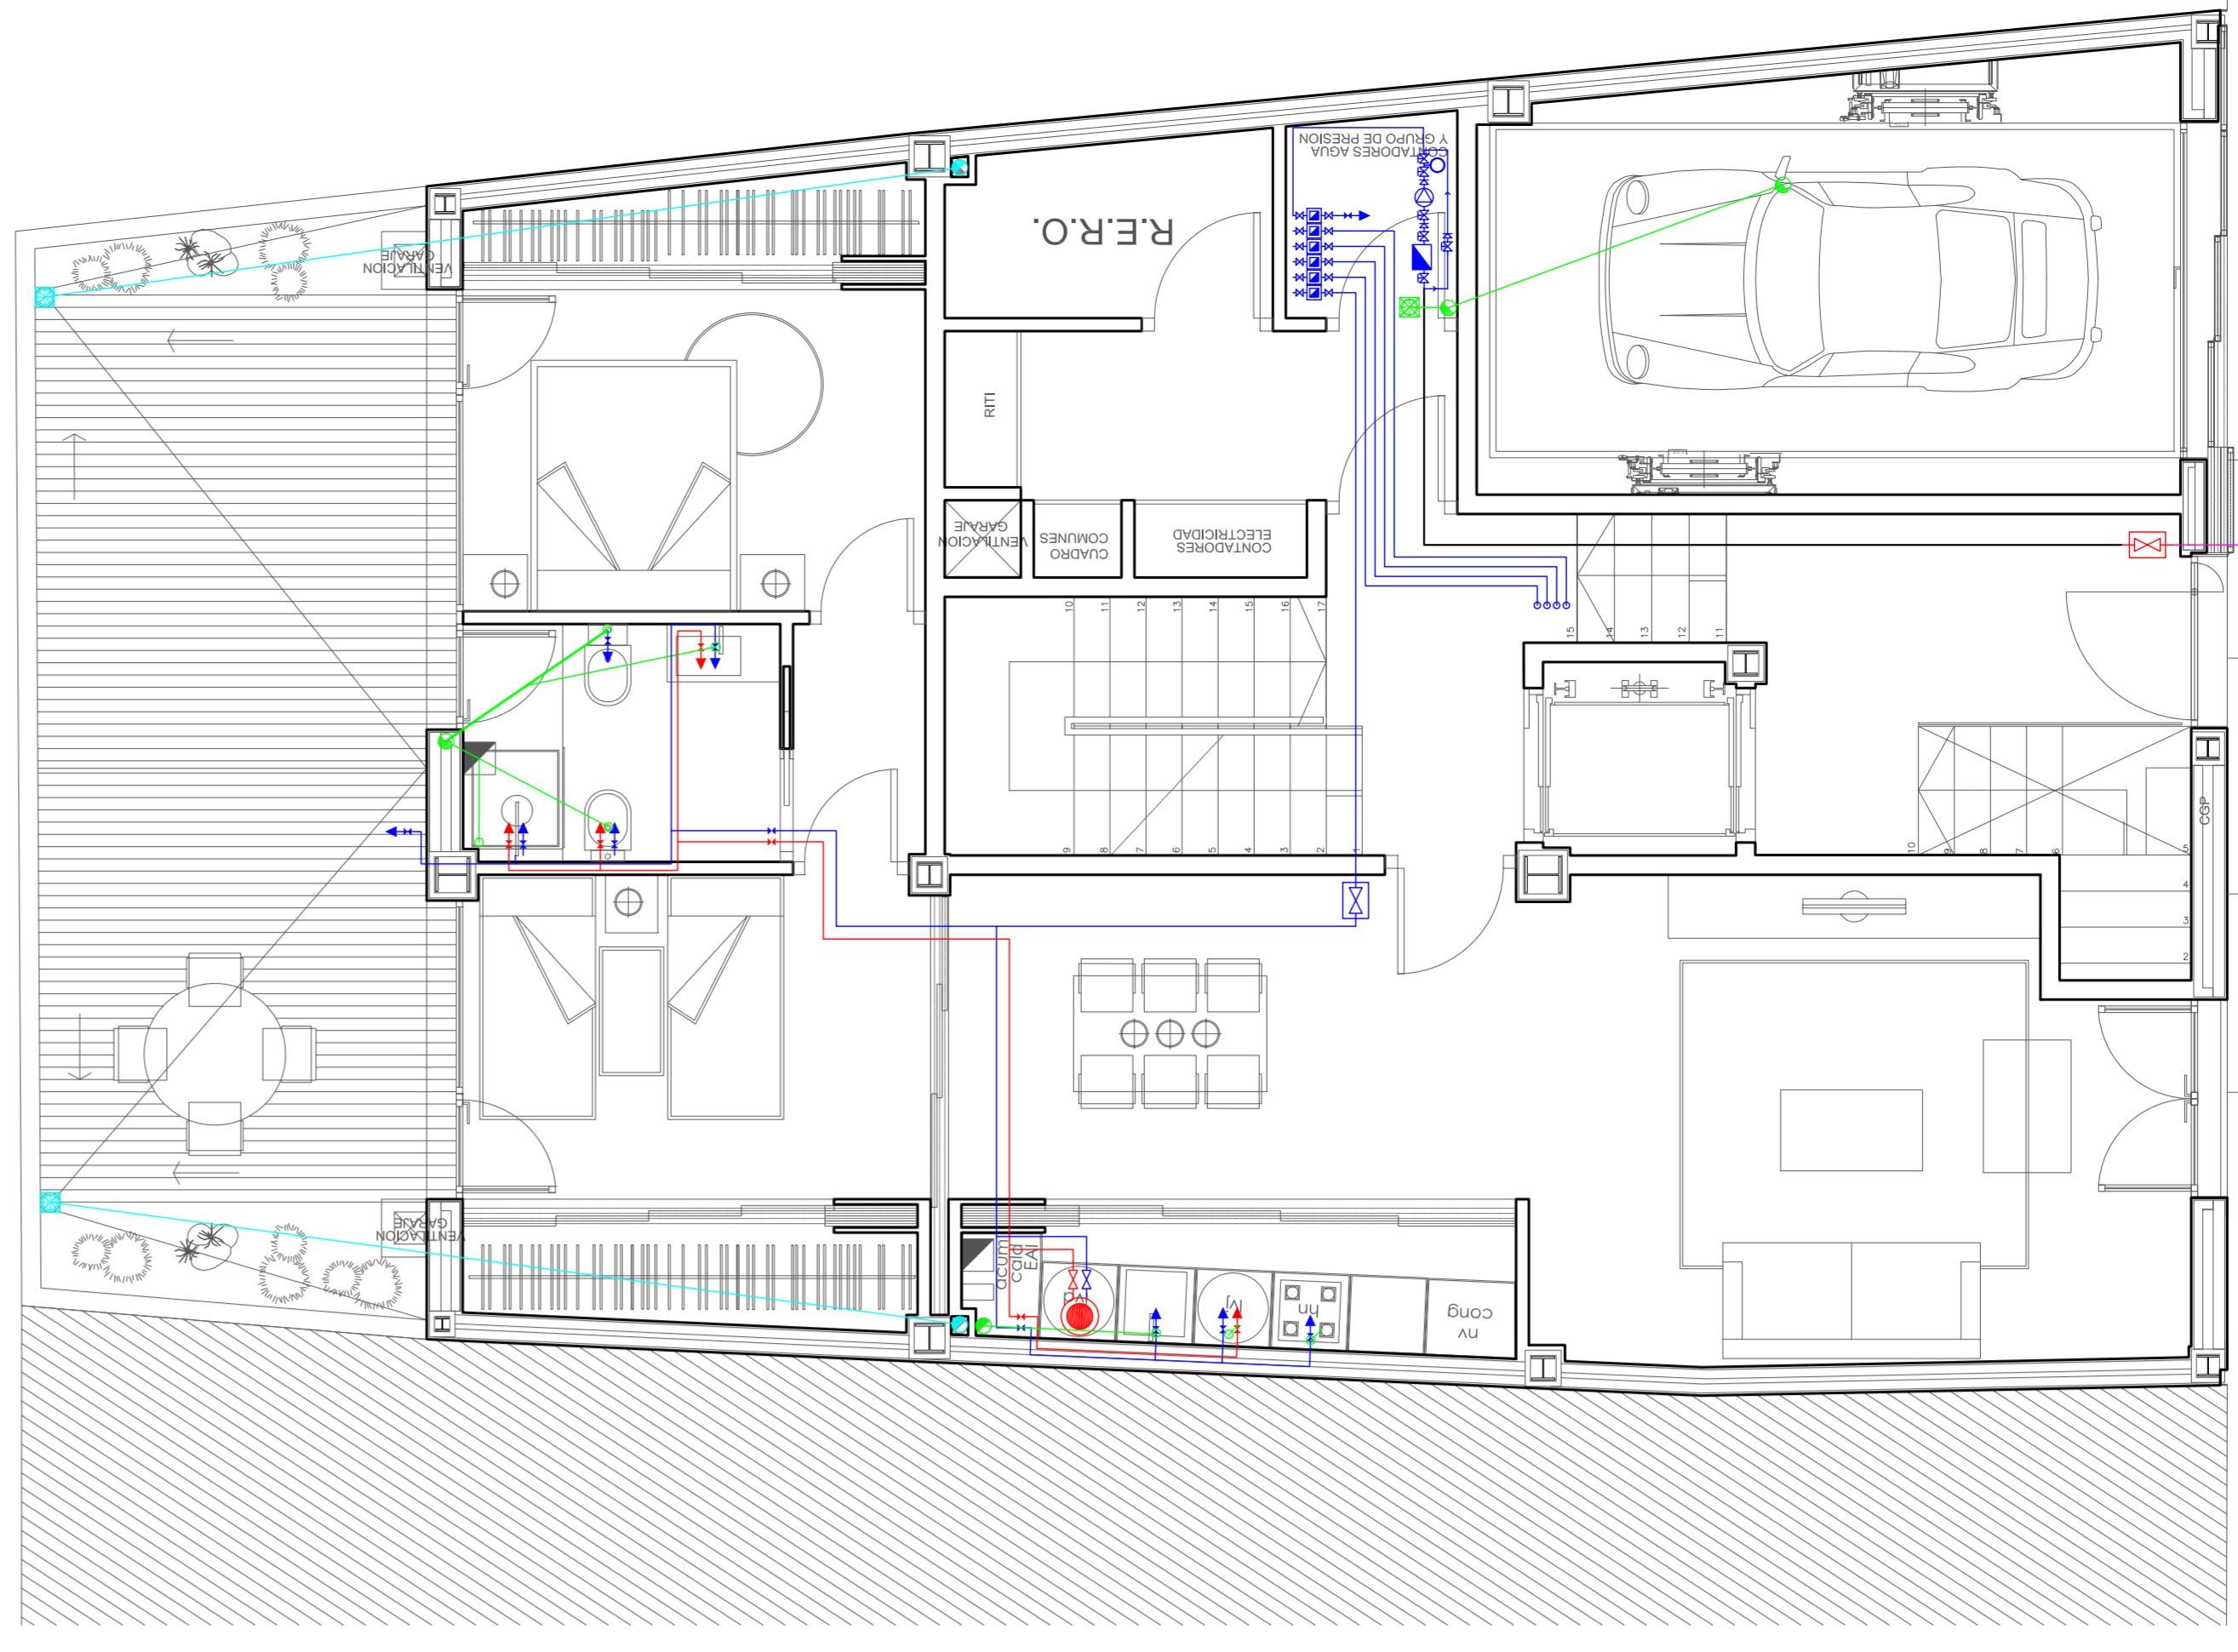


PLANTA SOTANO

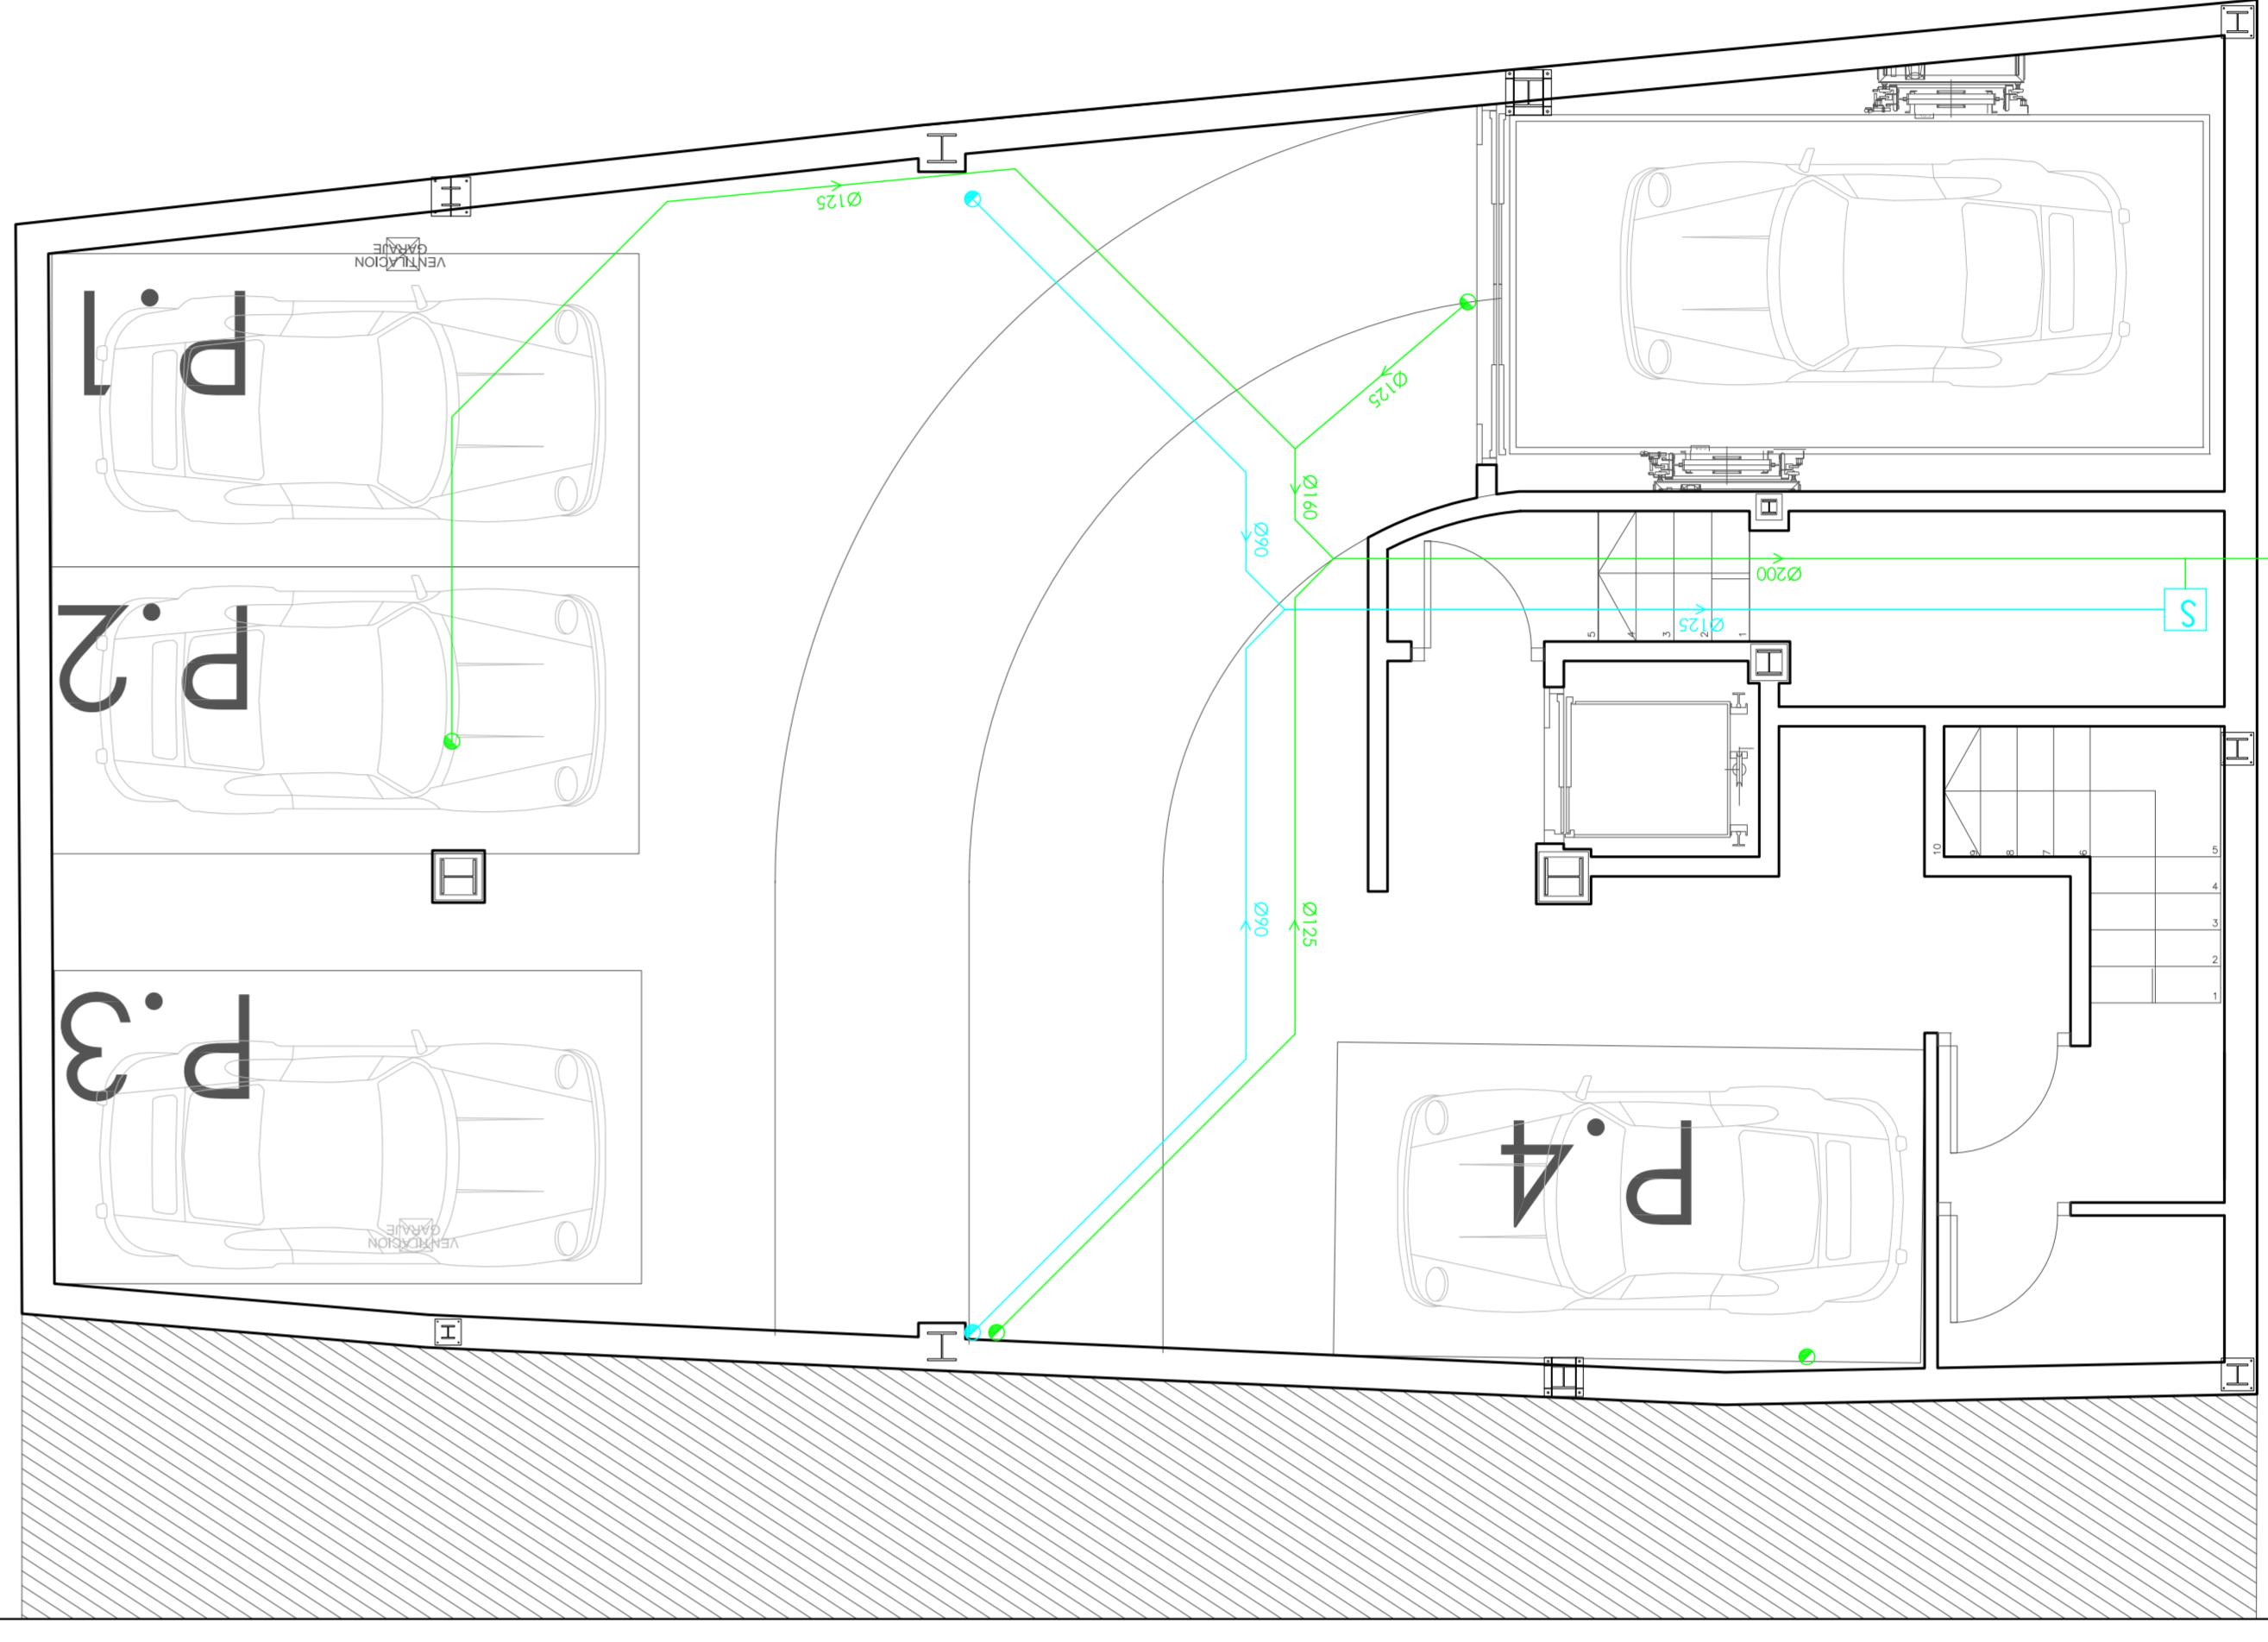

ACABADO	Ø 100 mm
BOVEDILLO	Ø 100 mm
BOVEDILLO	Ø 80 mm
BOVEDILLO	Ø 60 mm
BOVEDILLO	Ø 40 mm
BOVEDILLO	Ø 30 mm
BOVEDILLO	Ø 20 mm
BOVEDILLO	Ø 15 mm
BOVEDILLO	Ø 10 mm
BOVEDILLO	Ø 8 mm
BOVEDILLO	Ø 6 mm
BOVEDILLO	Ø 5 mm
BOVEDILLO	Ø 4 mm
BOVEDILLO	Ø 3 mm
BOVEDILLO	Ø 2 mm
BOVEDILLO	Ø 1 mm
BOVEDILLO	Ø 0.5 mm
BOVEDILLO	Ø 0.2 mm
BOVEDILLO	Ø 0.1 mm
BOVEDILLO	Ø 0.05 mm
BOVEDILLO	Ø 0.02 mm
BOVEDILLO	Ø 0.01 mm
BOVEDILLO	Ø 0.005 mm
BOVEDILLO	Ø 0.002 mm
BOVEDILLO	Ø 0.001 mm
BOVEDILLO	Ø 0.0005 mm
BOVEDILLO	Ø 0.0002 mm
BOVEDILLO	Ø 0.0001 mm
BOVEDILLO	Ø 0.00005 mm
BOVEDILLO	Ø 0.00002 mm
BOVEDILLO	Ø 0.00001 mm
BOVEDILLO	Ø 0.000005 mm
BOVEDILLO	Ø 0.000002 mm
BOVEDILLO	Ø 0.000001 mm
BOVEDILLO	Ø 0.0000005 mm
BOVEDILLO	Ø 0.0000002 mm
BOVEDILLO	Ø 0.0000001 mm
BOVEDILLO	Ø 0.00000005 mm
BOVEDILLO	Ø 0.00000002 mm
BOVEDILLO	Ø 0.00000001 mm
BOVEDILLO	Ø 0.000000005 mm
BOVEDILLO	Ø 0.000000002 mm
BOVEDILLO	Ø 0.000000001 mm
BOVEDILLO	Ø 0.0000000005 mm
BOVEDILLO	Ø 0.0000000002 mm
BOVEDILLO	Ø 0.0000000001 mm
BOVEDILLO	Ø 0.00000000005 mm
BOVEDILLO	Ø 0.00000000002 mm
BOVEDILLO	Ø 0.00000000001 mm
BOVEDILLO	Ø 0.000000000005 mm
BOVEDILLO	Ø 0.000000000002 mm
BOVEDILLO	Ø 0.000000000001 mm

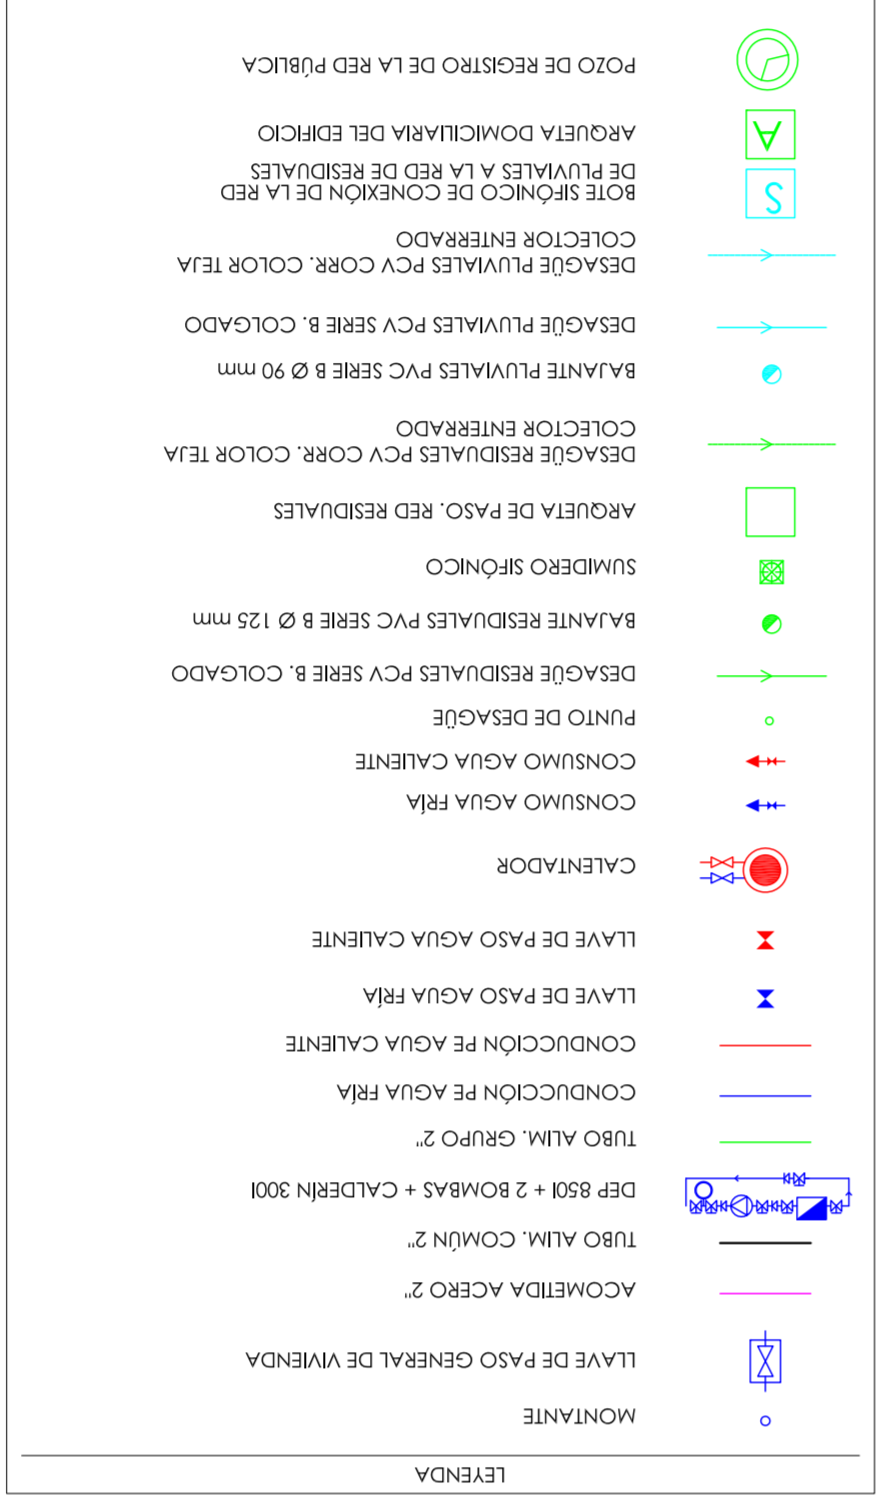

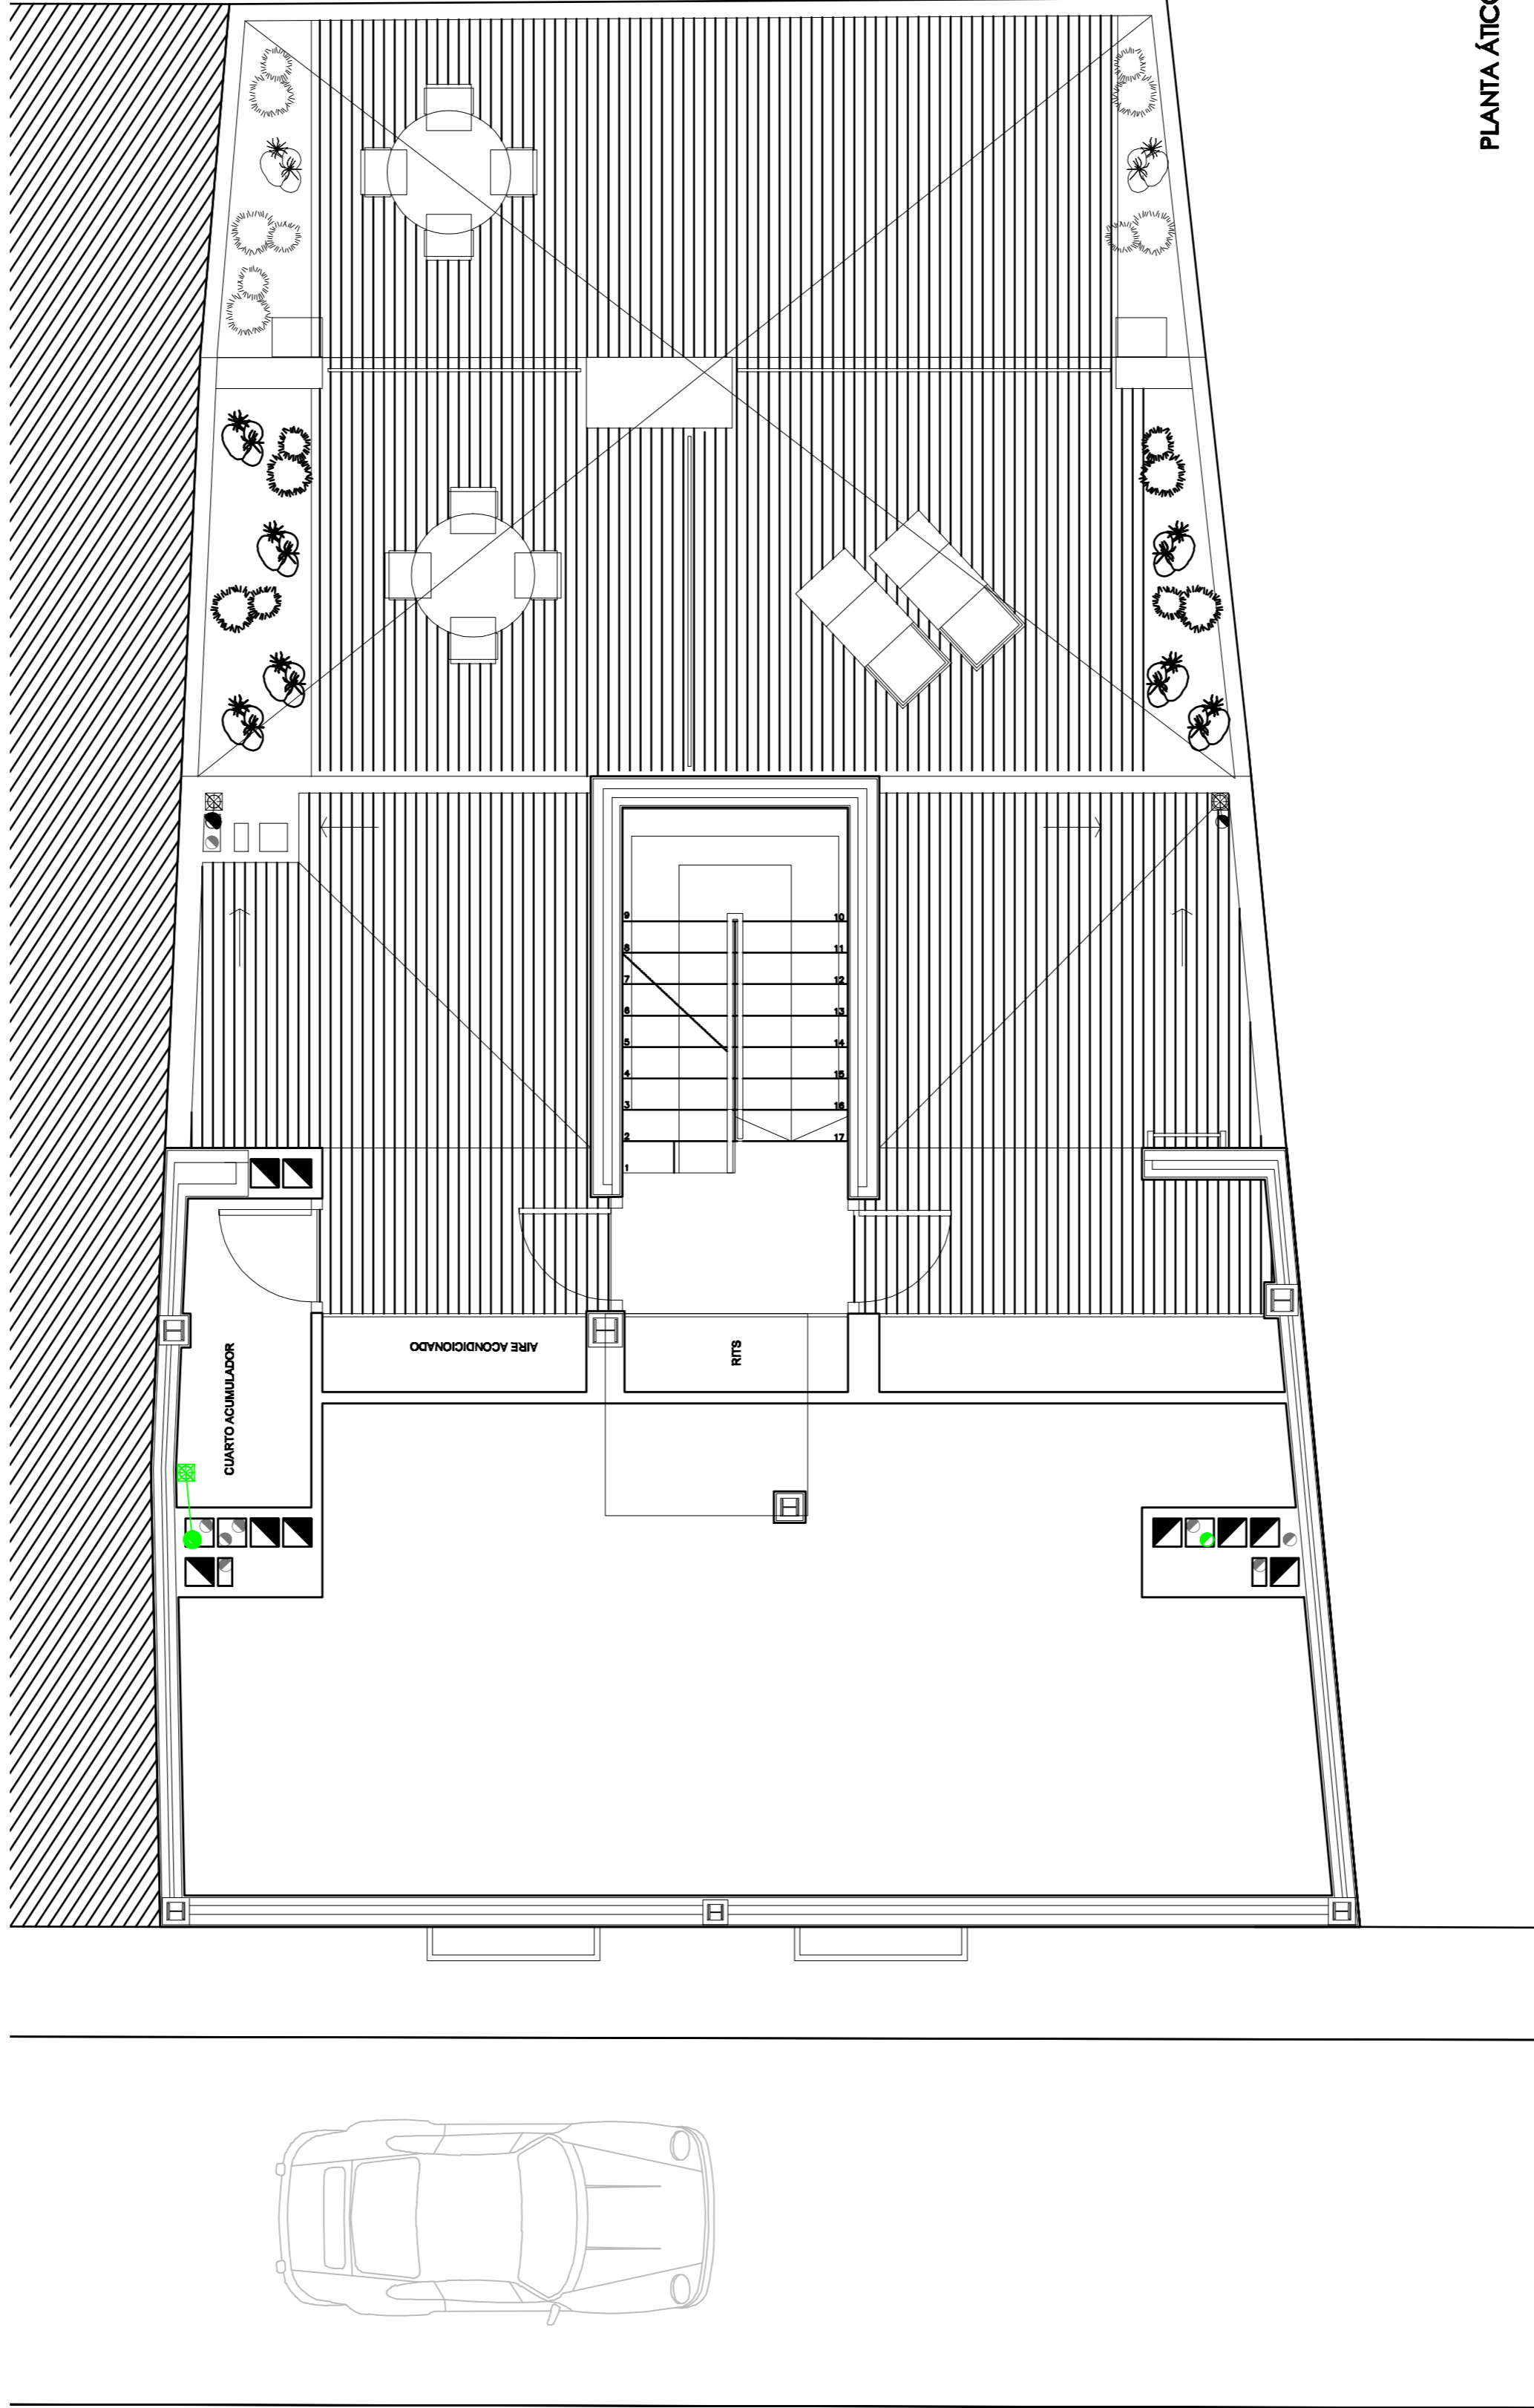

LEYENDA

	MONTANTE
	LLAVE DE PASO GENERAL DE VIVIENDA
	ACOMETIDA ACERO 2"
	TUBO AJM. COMÚN 2"
	DEF 800 + 2 BOMBAS + CALDERÍN 300
	TUBO AJM. GRUPO 2"
	CONDUCCIÓN FE AGUA CALENTE
	LLAVE DE PASO AGUA FRÍA
	LLAVE DE PASO AGUA CALENTE
	CALENADOR
	CONSUMO AGUA FRÍA
	CONSUMO AGUA CALENTE
	PUNTO DE DESAGÜE
	DESAGÜE RESIDUALES PCV SERIE B. COLGADO
	BAJANTE RESIDUALES PVC SERIE B Ø 125 mm
	SUMIDERO SIFÓNICO
	ARQUETA DE PASO. RED RESIDUALES
	DESAGÜE RESIDUALES PCV CORR. COLOR TEJA
	COLECTOR ENTERRADO
	BAJANTE PLUVIALES PVC SERIE B Ø 90 mm
	DESAGÜE PLUVIALES PCV SERIE B. COLGADO
	DESAGÜE PLUVIALES PCV CORR. COLOR TEJA
	COLECTOR ENTERRADO
	BOTE SIFÓNICO DE CONEXIÓN DE LA RED DE PLUVIALES A LA RED DE RESIDUALES
	ARQUETA DOMICILIARIA DEL EDIFICIO
	POZO DE REGISTRO DE LA RED PÚBLICA

APARATO	DESAGÜE
INODORO	Ø110 mm
W.C.	Ø90 mm
DUCHA	Ø82 mm
LAVABO	Ø82 mm
BANERA	Ø40 mm
FREGADERO	Ø40 mm
LAVADORA	Ø82 mm
LAVAVAJILLAS	Ø40 mm

01

ARQUITECTURA S.L.
col. 9.500

PROYECTO BÁSICO Y EJECUCIÓN DE EDIFICIO DE VIVIENDAS Y PLAZAS DE GARAJE

SITUACIÓN: C/HUERTOS, 8. VALENCIA

GESTOR: SOCIEDAD ANÓNIMA MUNICIPAL ACTUACIONES URBANAS DE VALENCIA (AJUMSA)

ARQUITECTOS
JUAN JOSE FERNANDEZ LLOPEZ
col. 5.785

INSTALACIÓN DE FONTANERÍA SUMISTRO Y EVACUACIÓN DE AGUAS PLANTAS ÁTICO

ESCALA: 1/80

REF: P/07/22


FECHA: NOV-08

N. PLANO: 16.3


CRISTINA NUÑEZ ALBENDEA
col. 6.805

01 ARQUITECTURA, S.L. C/VIRGEN DEL OLIVAR, 84-TORRENT-PAI 46044-40 (Valencia) 157 01 82


PLANTA ÁTICO

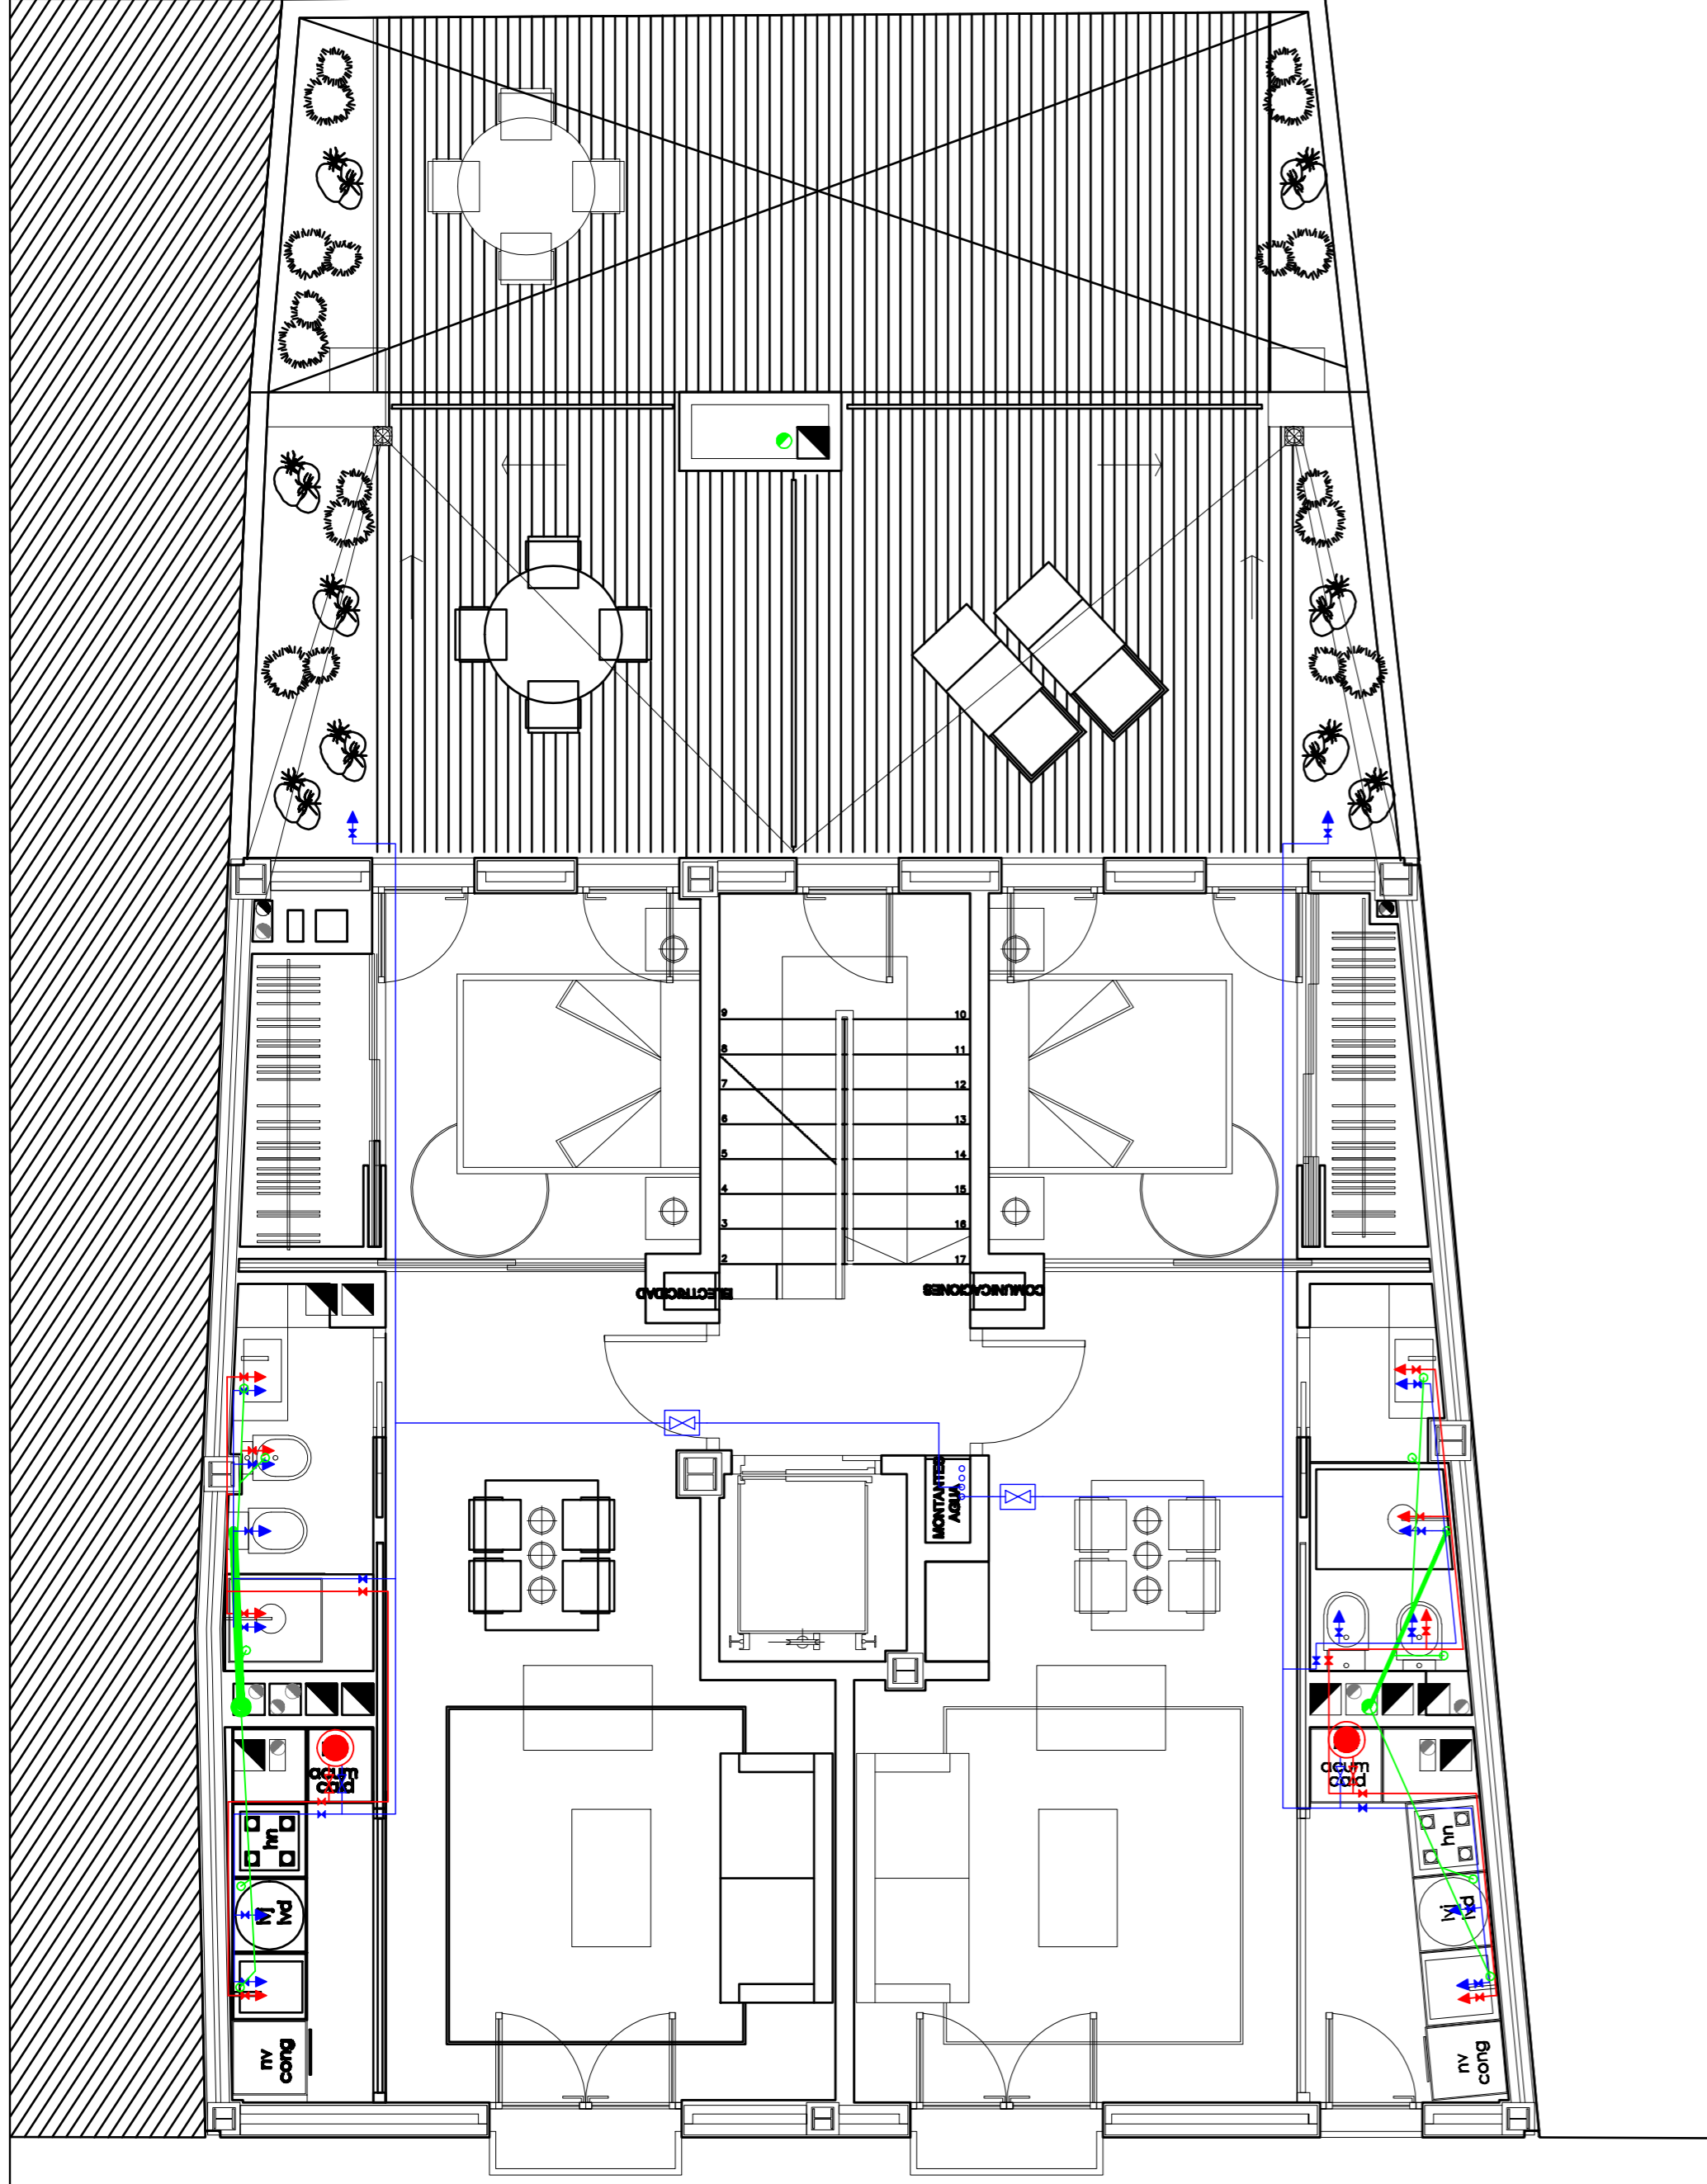

PLANTA PRIMERA

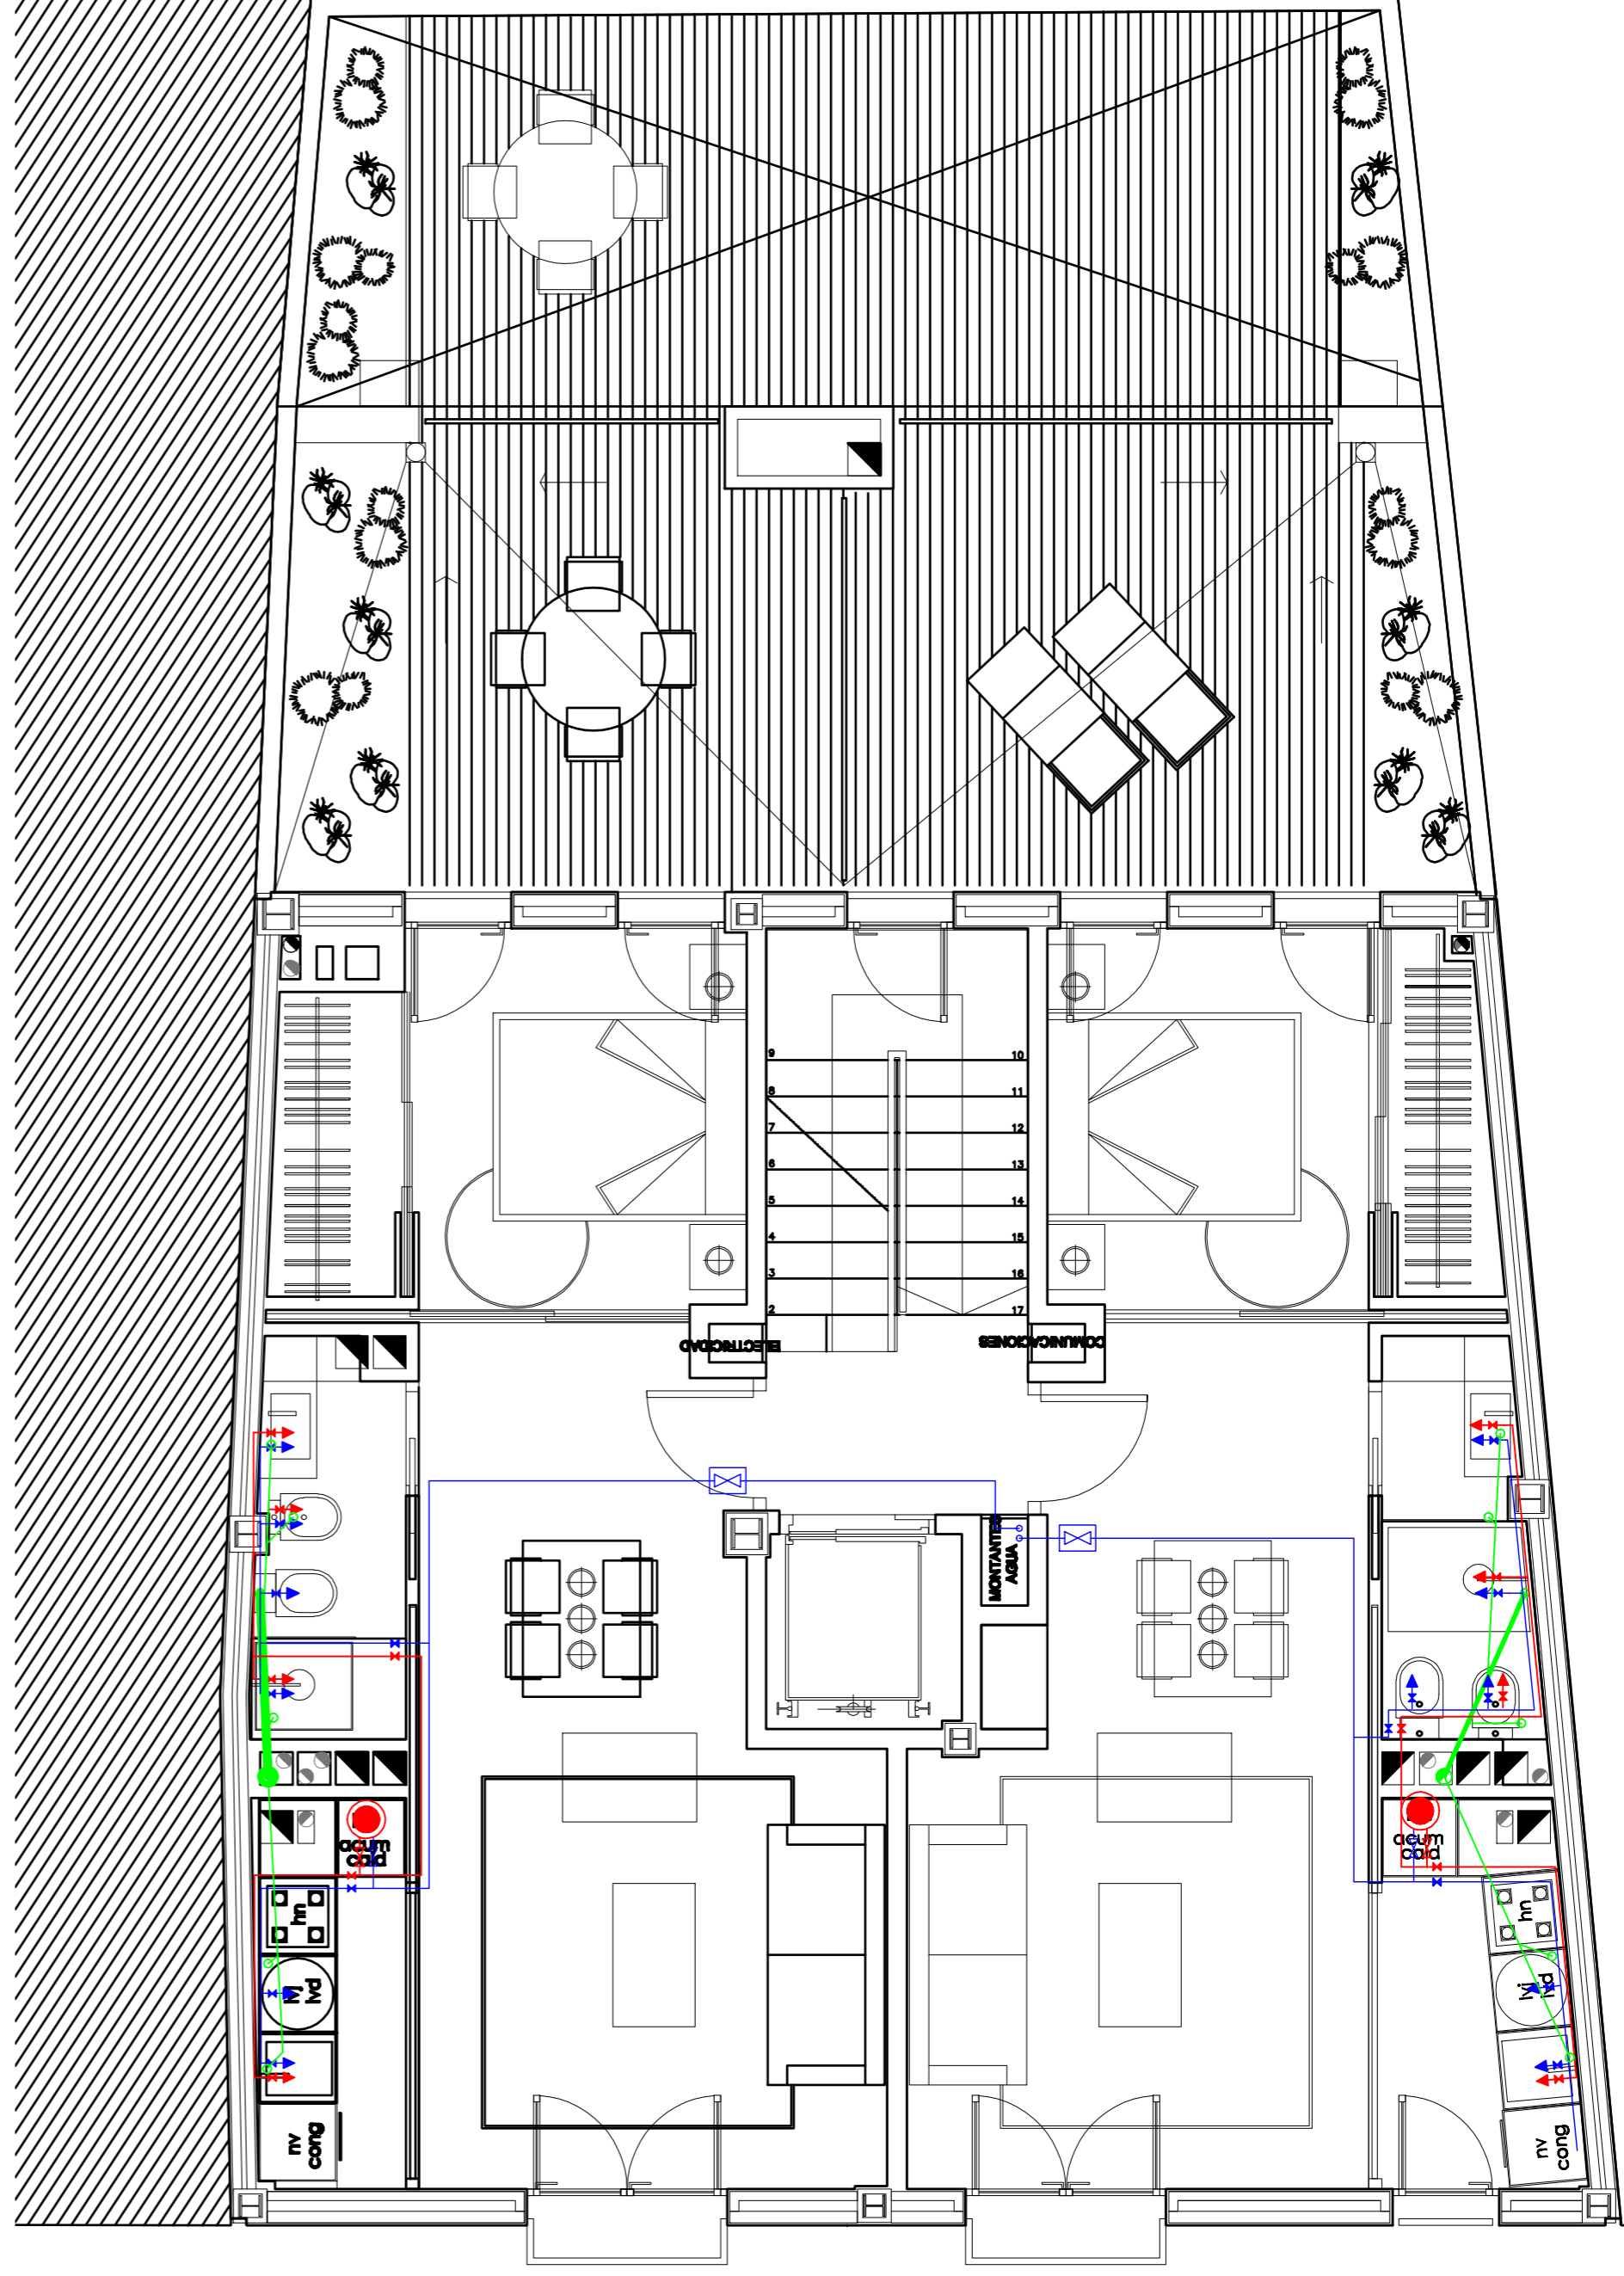

PLANTA SEGUNDA

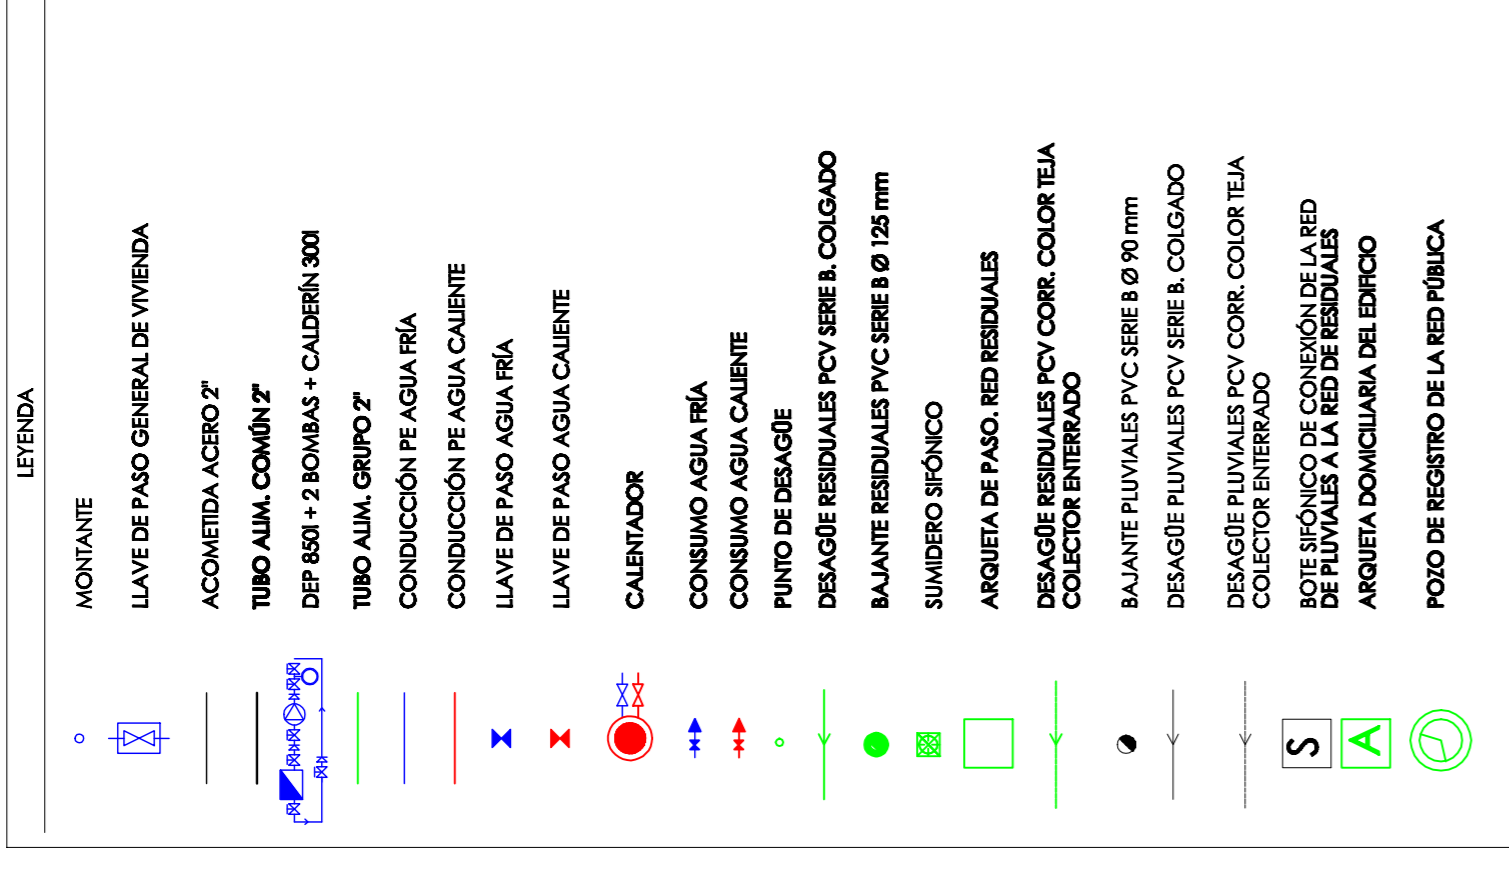

APARATO	DESAGÜE
INODORO	Ø 100 mm
BIDET	Ø 32 mm
DUCHA	Ø 40 mm
LAVABO	Ø 32 mm
BAÑERA	Ø 40 mm
FREGADERO	Ø 40 mm
LAVADORA	Ø 32 mm
LAVAVAJILLAS	Ø 40 mm

01

PROYECTO BÁSICO Y EJECUCIÓN DE EDIFICIO DE VIVIENDAS Y PLAZAS DE GARAJE

SITUACIÓN: C/HUERTOS, 8, VALENCIA

GESTOR: SOCIEDAD ANÓNIMA MUNICIPAL ACTUACIONES URBANAS DE VALENCIA (AUMSA)

INSTALACIÓN DE FONTANERÍA Y EVACUACIÓN DE AGUAS

PLANTAS PRIMERA Y SEGUNDA


ARQUITECTURA S.L. Col. 7.500

ARQUITECTOS: JUAN JOSE FERNANDEZ LLOPEZ col. 5.785

CRISTINA NÚÑEZ ALBENDEA Col. 6.805


ESCALA: 1/50 REF: P/07/22 FECHA: NOV-08 N. PLANO: 1 6,2

01 ARQUITECTURA, S.L. C/VIRGEN DE OLIVAR, 8-4 TORRENTAVAL 46104-40 ESPANA | 91 01 82

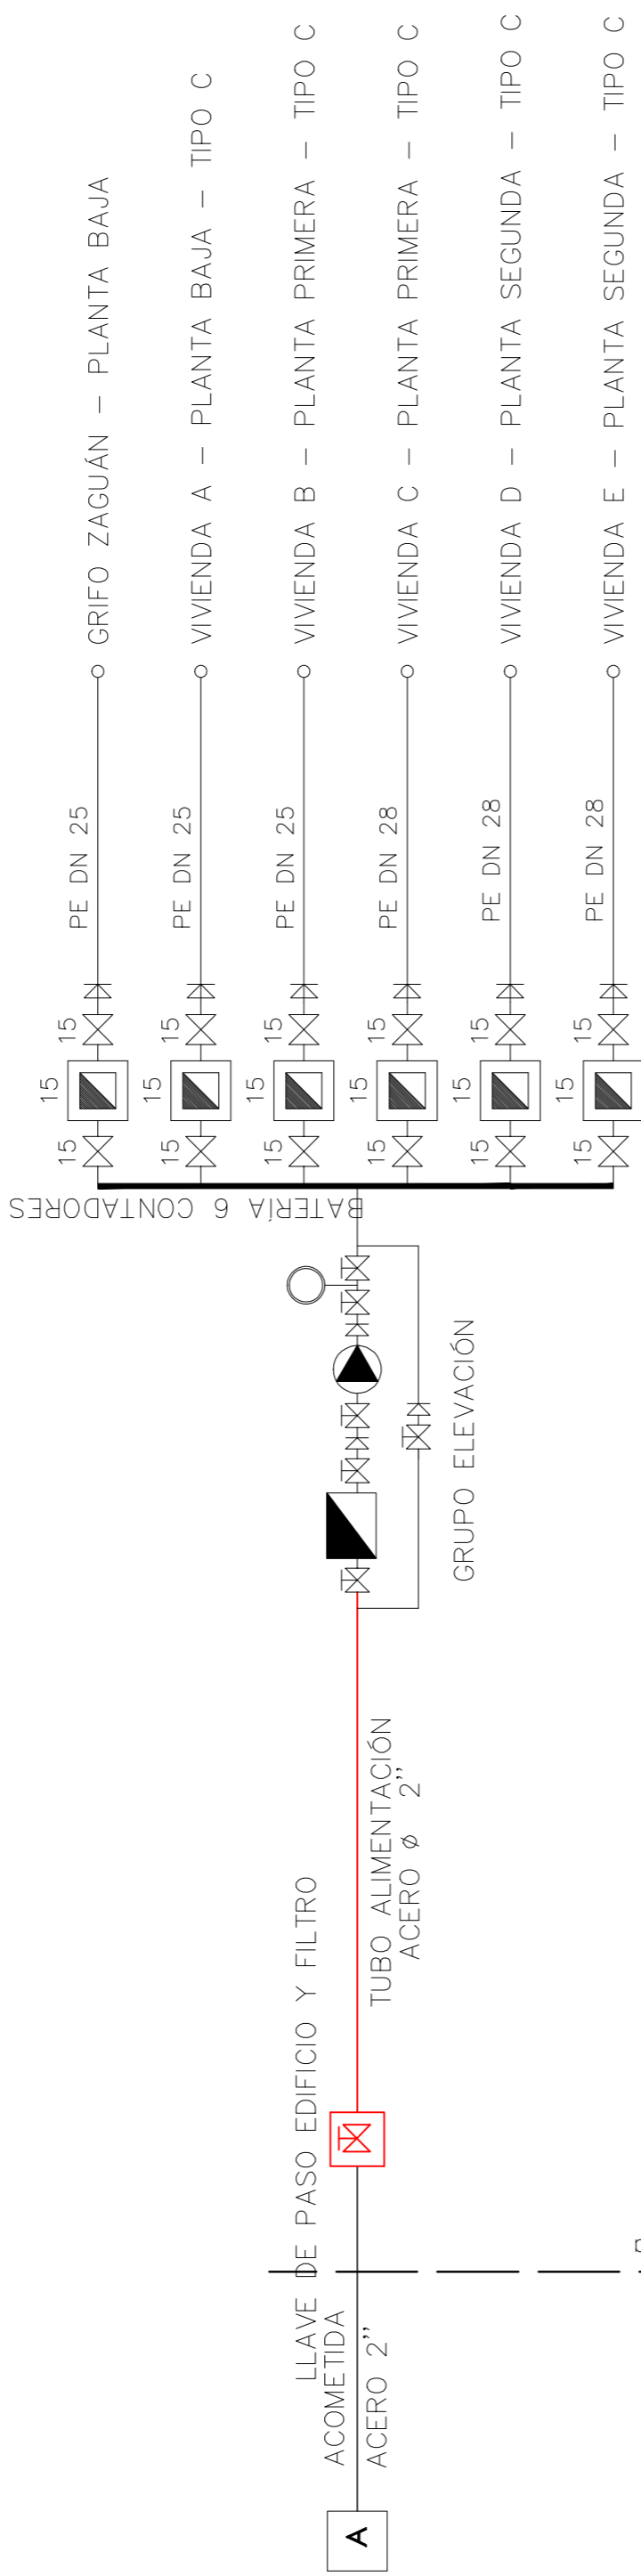

PLANTA BAJA	VIVA
PLANTA 1ª	VIV B Y C
PLANTA 2ª	VIV D Y E
TOTAL	5 suministros

SUMINISTRO TIPO C

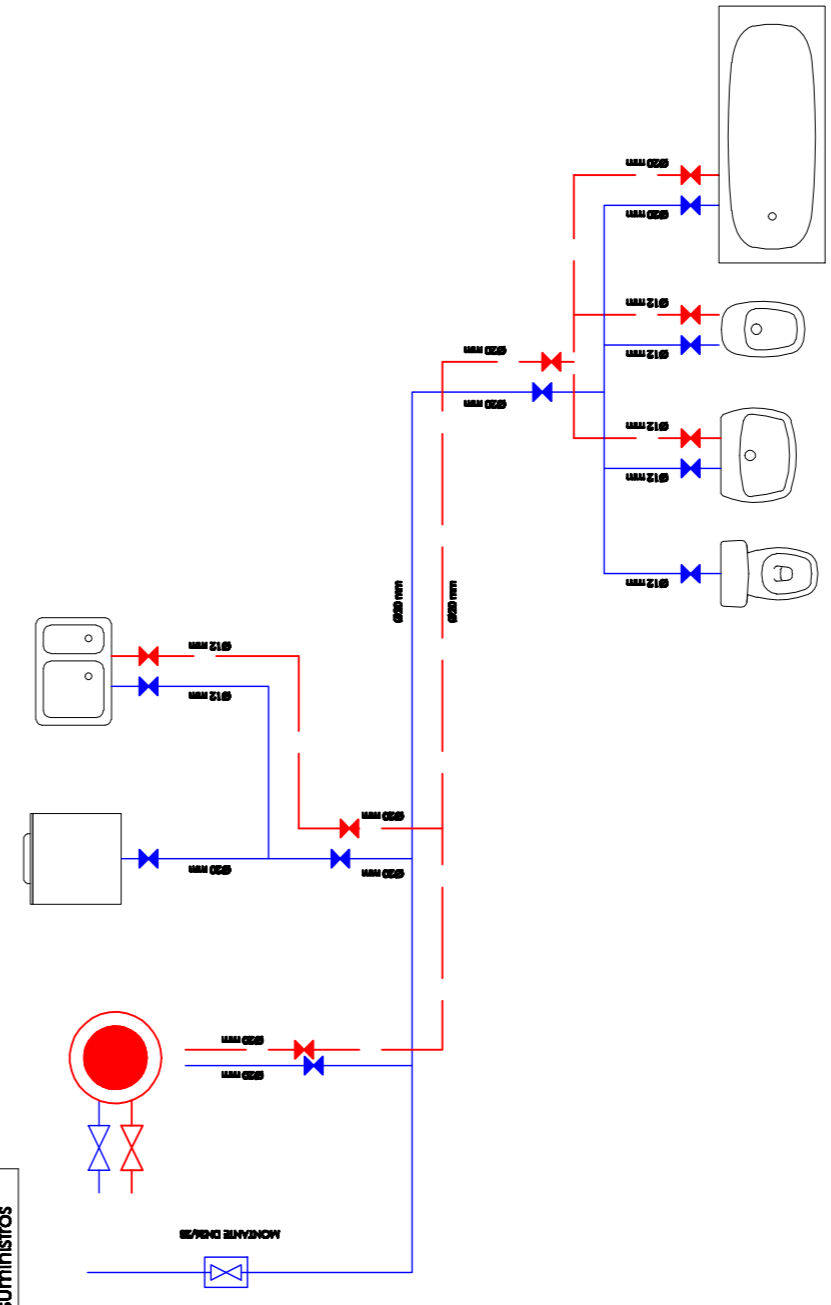

LEYENDA

A	ACOMETIDA A LA RED PÚBLICA
—	ACOMETIDA A EDIFICIO. ACERO 2"
—	TUBO DE ALIMENTACIÓN ACERO 2"
⊠	LLAVE DE PASO DEL EDIFICIO Y FILTRO
⊠	VÁLVULA DE CORTE
⊠	VÁLVULA DE RETENCIÓN
▴	DEPÓSITO DE ASPIRACIÓN DE LA BOMBA. 850 l
⬤	BOMBA DE IMPULSIÓN. 60 lpm - 6kg/cm2 Parr. 40 mca. P.poro: 55 mca
○	CALDERÍN DE MEMBRANA. 300 l
⊠	CONTADOR DIVISIONARIO CON LLAVES

LEYENDA

⊠	VÁLVULA DE CORTE GENERAL	⊠	INODORO
—	AGUA FRÍA	⊠	BISET
—	AGUA CALIENTE	⊠	LAVABO
⊠	VÁLVULA DE CORTE AGUA FRÍA	⊠	LAVABOJA
⊠	VÁLVULA DE CORTE AGUA CALIENTE	⊠	BAÑERA
⊠	CALDERINADOR	⊠	REGUCERO

01

ARQUITECTURA S.L.
Col. 9.300

PROYECTO BÁSICO Y EJECUCIÓN DE EDIFICIO DE VIVIENDAS Y PLAZAS DE GARAJE

SITUACIÓN: C/HUERTOS, 8. VALENCIA

GESTOR: SOCIEDAD ANÓNIMA MUNICIPAL ACTUACIONES URBANAS DE VALENCIA (AUMSA)

ARQUITECTOS: JUAN JOSÉ FERNÁNDEZ LLOPEZ Col. 5.785

INSTALACIÓN FONTANERÍA

ESCALA: 1/50

REP: 17/07/22

FECHA: NOV-08

N. PLANO: 16.4

CRISTINA NUÑEZ ALBENDEA Col. 6.805

01 ARQUITECTURA, S.L. C/VIRGEN DEL OUVAR, 8 - TORRENT (96) 55 04 40 Fax: (96) 57 01 52